


CONFERIR MEDIDAS NO LOCAL ANTES DA EXECUÇÃO

EXPURGO



FORRO DE GESSO ACABAMENTO TIPO LISO COM PINTURA COM TINTA ACRILICA FOSCA NA COR BRANCO NEVE

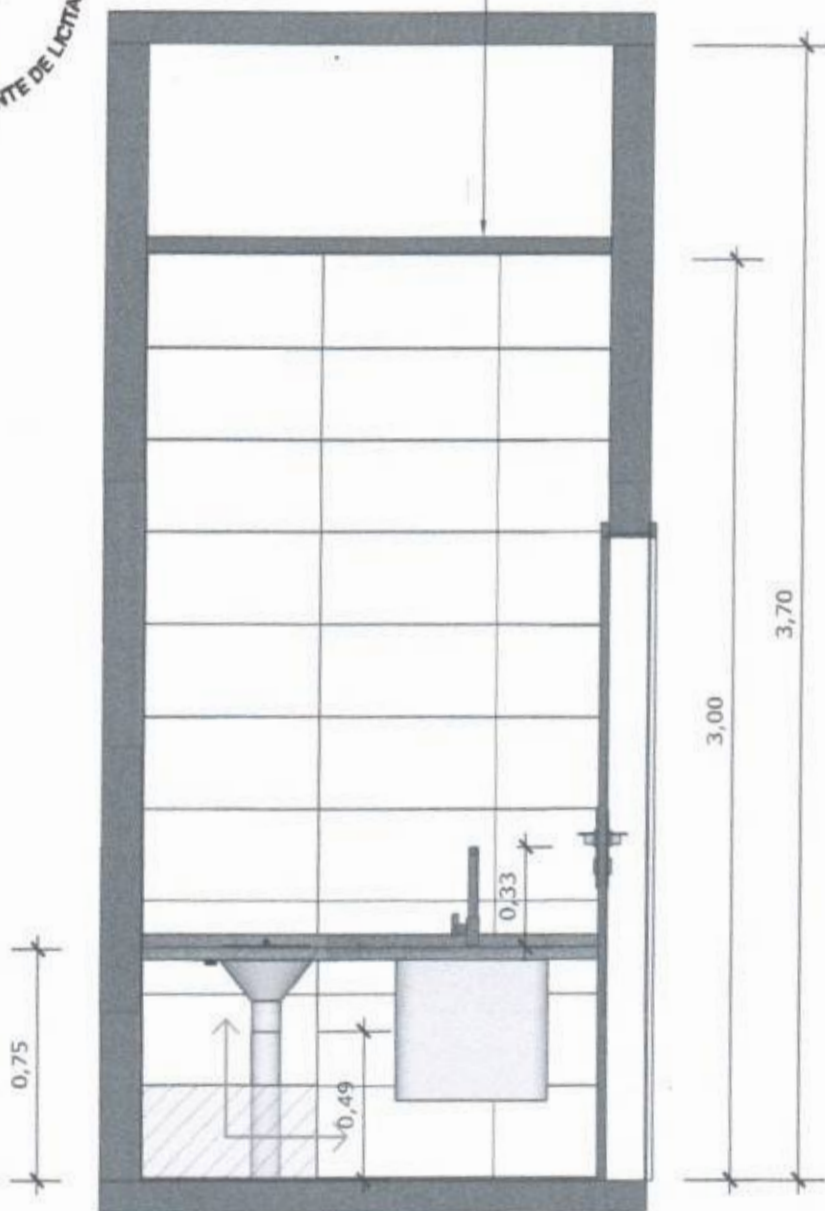

28 VISTA 01
Escala: 1/25



PAREDE COM REVESTIMENTO CERÂMICO (33X45) CM COR BRANCO GELO. REJUNTE COM JUNTA MÍNIMA EPOXI, NA COR DO REVESTIMENTO (ANTIFUNGO E ANTIMOFO COM 4% MÁX. DE ABSORÇÃO OU EQUIVALENTE).



INDICAÇÃO DE PAGINAÇÃO DE PISO

PEDRO CID DE FARIAS
NETO:05189767
345

Assinado digitalmente por PEDRO CID DE FARIAS NETO em 2024.07.10 18:30:00.000. S/O: C=BR, OU=Infocoverlencia, CN=2794281780158, DN=AC SyngularID Sertão, CN=Pedro Cid de Farias Neto, OU=Infocoverlencia. Pedido: 19466 de sua assinatura está localizada na execução de assinatura. Data: 2024.07.10 18:30:00.000. Para PDF Reader Versão 2021.1.0



MINISTÉRIO DA SAÚDE



PROJETO VINCULADO A UNIDADE BÁSICA DE SAÚDE

MODELO: UBS - PORTE 1


ESCALA: Indicada PRANCHA

CONTEÚDO: Vista 01

UNIDADE: Metros 25 63

CONFERIR MEDIDAS NO LOCAL ANTES DA EXECUÇÃO


EXPURGO

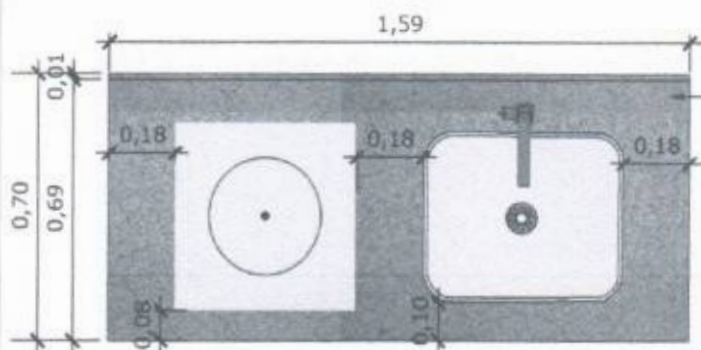

29 VISTA SUPERIOR BANCADA


Escala: 1/25

BANCADA EM GRANITO ANDORINHA COM RODA BANCA DE 4cm, COM TANQUE DE EXPURGO, EM AÇO INOXIDÁVEL LIGA 18:8, PADÃO AMERICANO, AISI 304 NO 18, MEDINDO (600X500X850mm) E CUBA DE EXPURGO DE (500X400X300mm), COM SIFÃO DE AÇO INOXIDÁVEL DE 75MM DE DIÂMETRO, FACE SUPERIOR COM ACABAMENTO ESCOVADO E GRADE BACULANTE REMOVÍVEL, TAMPA INOX COM ABERTURA LATERAL E RALO PERFURADO. TORNEIRA CROMADA DE MESA PARA PIA, BICA ALTA, ACIONAMENTO POR ALAVANCA DE COTOVELO.

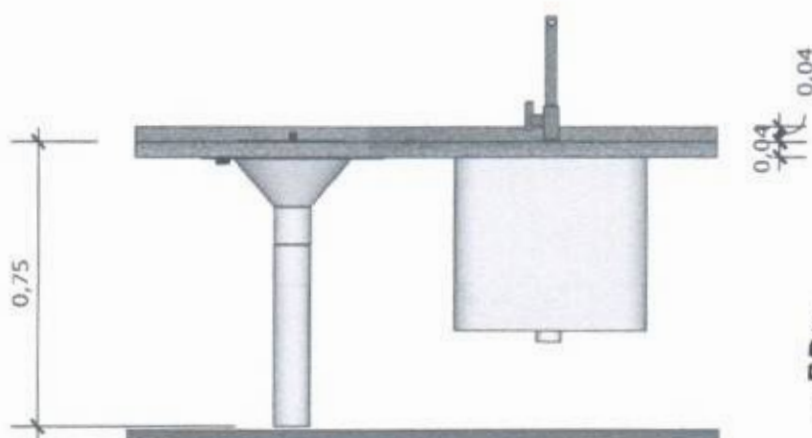


30 VISTA FRONTAL BANCADA

Escala: 1/25

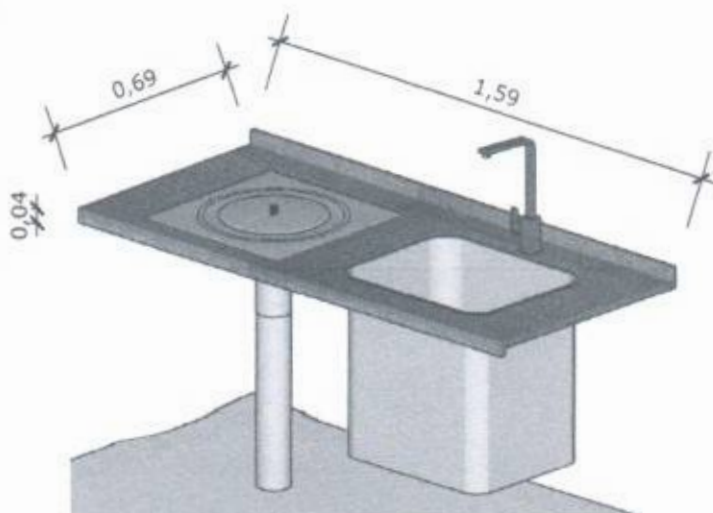

31 VISTA ISOMETRICA BANCADA

Escala: 1/25

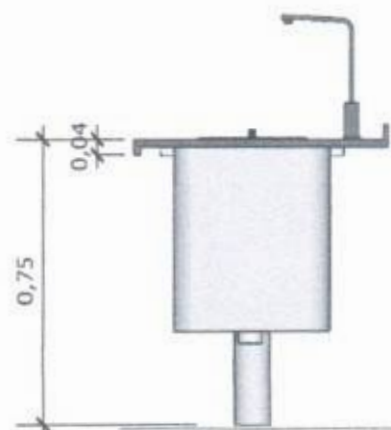

32 VISTA FRONTAL BANCADA

NETO:05189767
345

PREFEITURA MUNICIPAL DE FARIAS
Fis 639
COMISSÃO PERMANENTE DE LICITAÇÃO



MINISTÉRIO DA SAÚDE

GOVERNO FEDERAL
BRASIL
UNião e Reconstrução

PROJETO VINCULADO A UNIDADE BÁSICA DE SAÚDE

MODELO: UBS - PORTE 1

ESCALA: Indicada PRANCHA


CONTEÚDO: Detalhamento Bancada

UNIDADE: Metros 26 63

CONFERIR MEDIDAS NO LOCAL ANTES DA EXECUÇÃO

GME

PREFEITURA MUNICIPAL
FIS 640
COMISSÃO PERMANENTE DE LICITAÇÃO

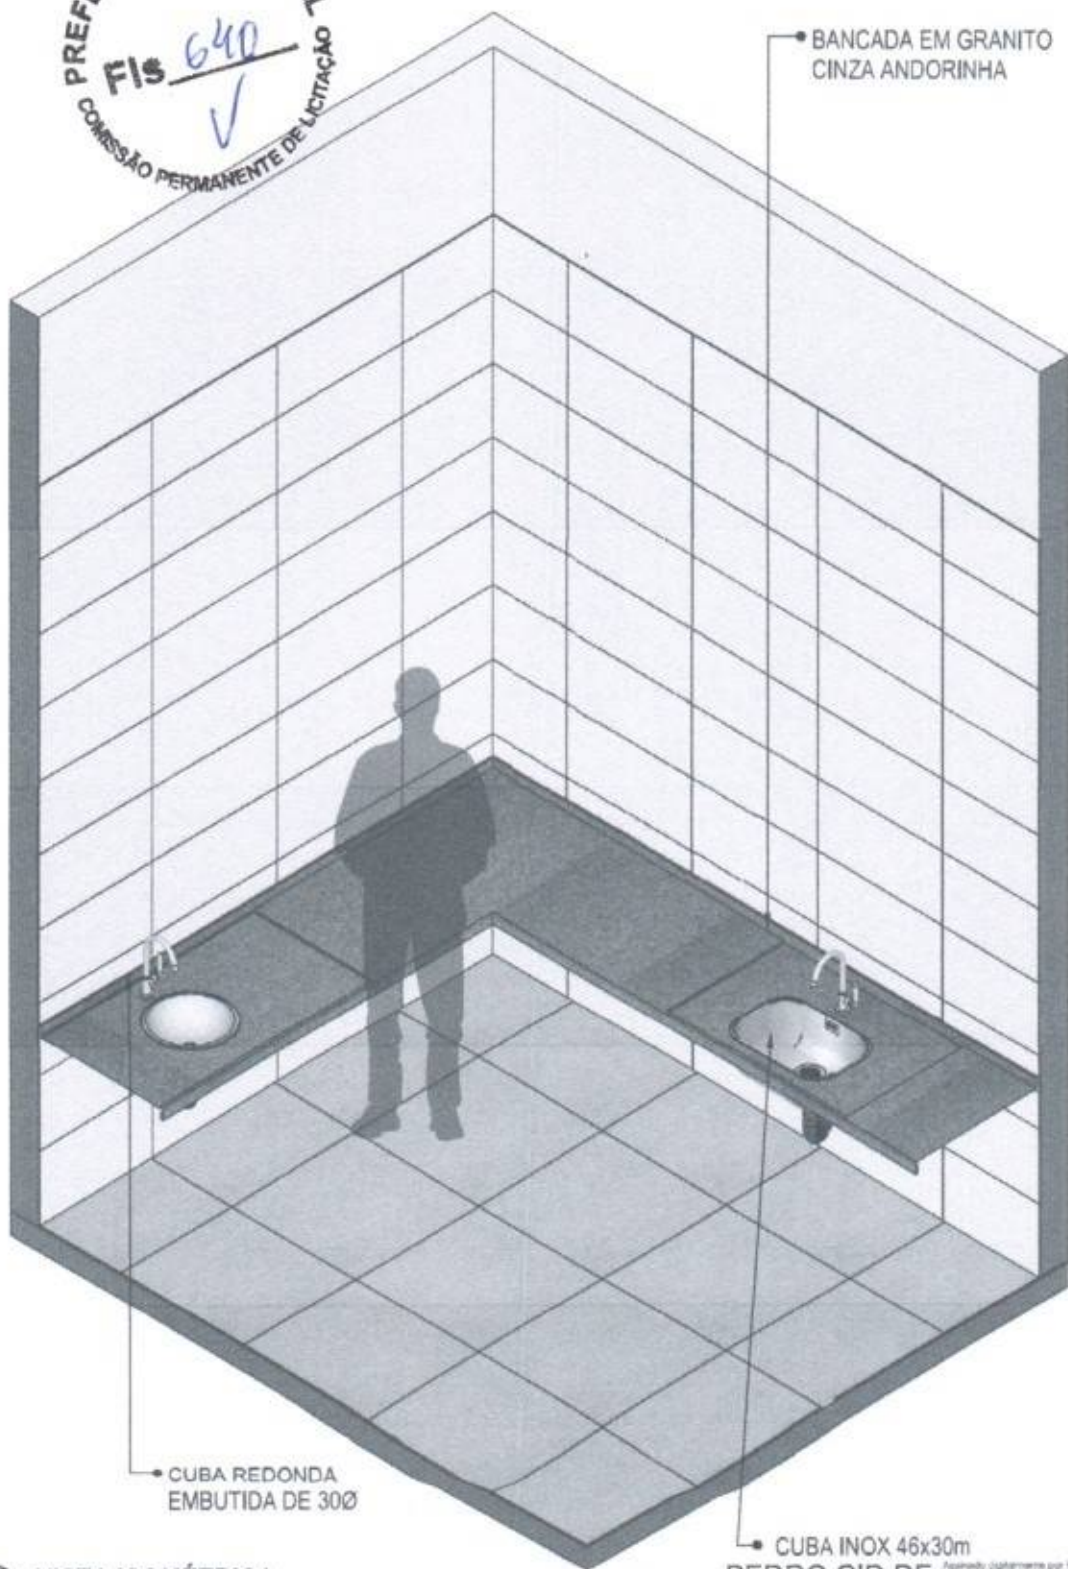

33 VISTA ISOMÉTRICA
Escala: 1/25

CUBA INOX 46x30m
PEDRO CID DE
FARIAS
NETO:05189767
345

Assinado digitalmente por PEDRO CID DE FARIAS NETO:05189767345
Nº: C=BR, OU=Viceprefeitura, CN=279A341F300196, OU=AC SyngularIS, Multiple, DN=CN=Pedro Cid de Farias, OU=Viceprefeitura
Razão: 1988 no da sua assinatura para Localização: sua localização de assinatura
Data: 2024.07.10 18:00:03-03'00"
Por: PDF Reader Versão: 2021.1.0



MINISTÉRIO DA SAÚDE

GOVERNO FEDERAL
PRONATEL
UNIAO E RECONSTRUÇÃO


PROJETO VINCULADO A UNIDADE BÁSICA DE SAÚDE

MODELO: UBS - PORTE 1

ESCALA: Indicada PRANCHA

CONTEÚDO: Vista Isométrica

UNIDADE: Metros 27 63

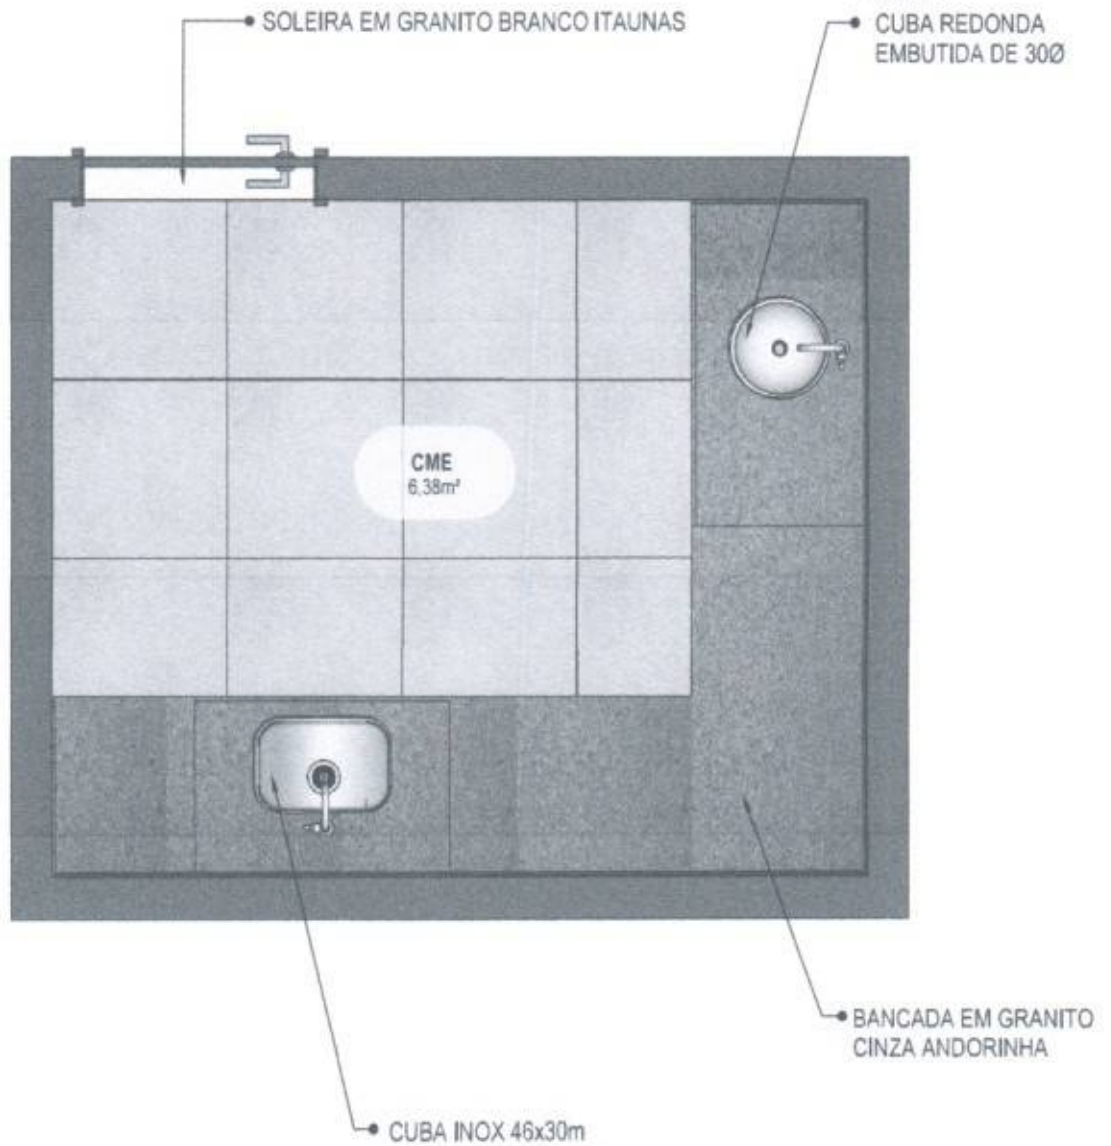

34 PLANTA BAIXA HUMANIZADA
Escala: 1/25

PEDRO CID DE FARIAS
NETO:05189767
345

Assinado digitalmente por PEDRO CID DE FARIAS NETO 05189767345. CN: C=BR, O=Ministerio da Saude, OU=UFPA/217920118, OU=AC Siqueira/SI Múltipla, CN=Pedro Cid de Farias NETO 05189767345. Razão: razão de não assinatura sobre Localização: sem localização de assinatura válida. Data: 2024.07.10 16:00:03-03'00'. From: PDF Reader Versão: 2023.1.0



MINISTÉRIO DA SAÚDE




PROJETO VINCULADO A UNIDADE BÁSICA DE SAÚDE

MODELO: UBS - PORTE 1

ESCALA: Indicada PRANCHA

CONTEÚDO: Planta Baixa Humanizada

UNIDADE: Metros 28 63

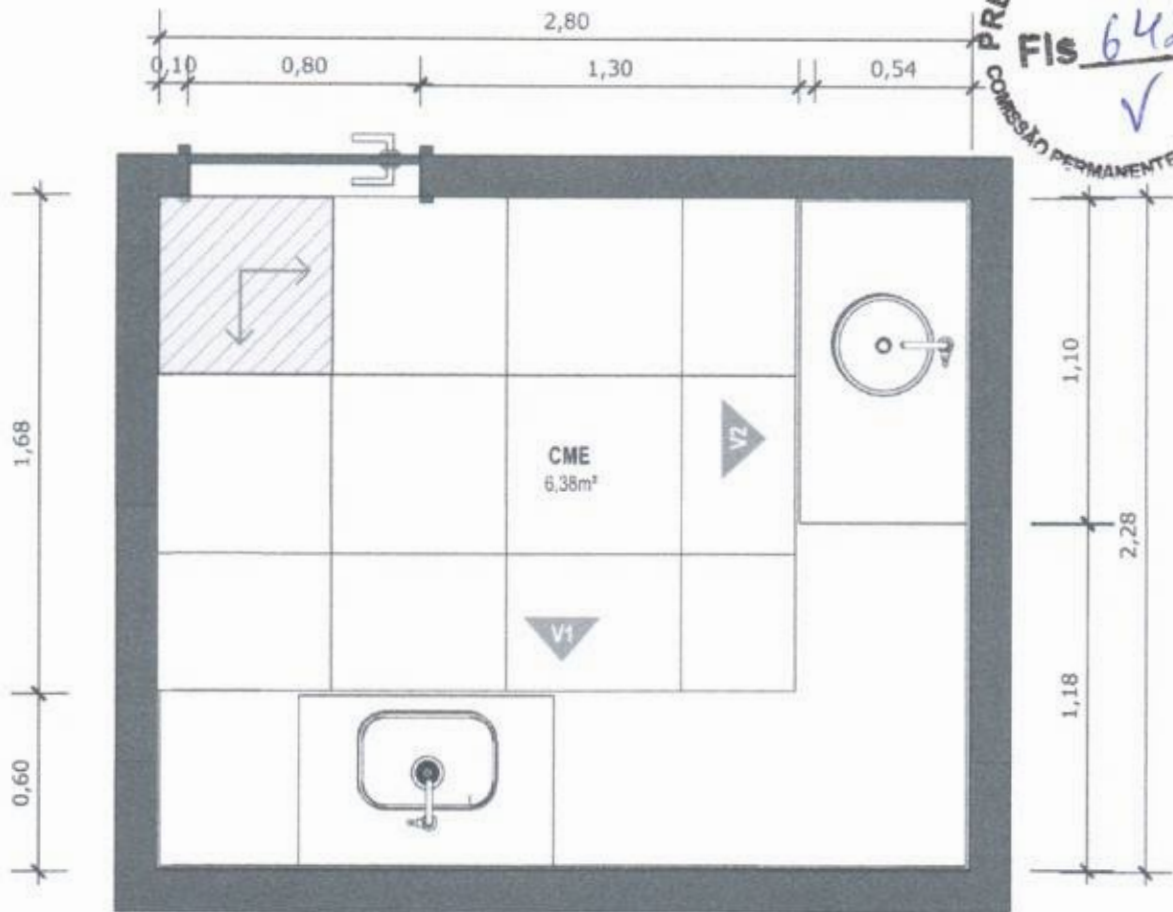

35 PLANTA BAIXA TÉCNICA
Escala: 1/25



PISO EM PORCELANATO RETIFICADO ALTA PERFORMANCE, DIMENSÕES 60X60 CM, COR CINZA, REJUNTE MÍNIMO EPÓXI, NA COR DO REVESTIMENTO (ANTIFUNGO E ANTIMOFO COM 4% MÁX. DE ABSORÇÃO OU EQUIVALENTE).



INDICAÇÃO DE PAGINAÇÃO DE PISO

PEDRO CID DE FARIAS
NETO:05189767
345

Assinado eletronicamente por PEDRO CID DE FARIAS NETO 05189767345
Nº: 0-48M, DU-1/2024/05189767345
27/04/2024 10:18:00
Módulo: CMC/100001/196, DU-AC 3/2024/05189767345
FARIAS NETO CID DE FARIAS
Razão: Indicar de sua assinatura para a localização: sua localização de assinatura
e-mail:
Data: 2024-07-10 18:00:01-0100
Post: PDF Reader Versão: 2024.1.0



MINISTÉRIO DA SAÚDE




PROJETO VINCULADO A UNIDADE BÁSICA DE SAÚDE

MODELO: UBS - PORTE 1

ESCALA: Indicada PRANCHA

CONTEÚDO: Planta Baixa Técnica

UNIDADE: Metros 29 63

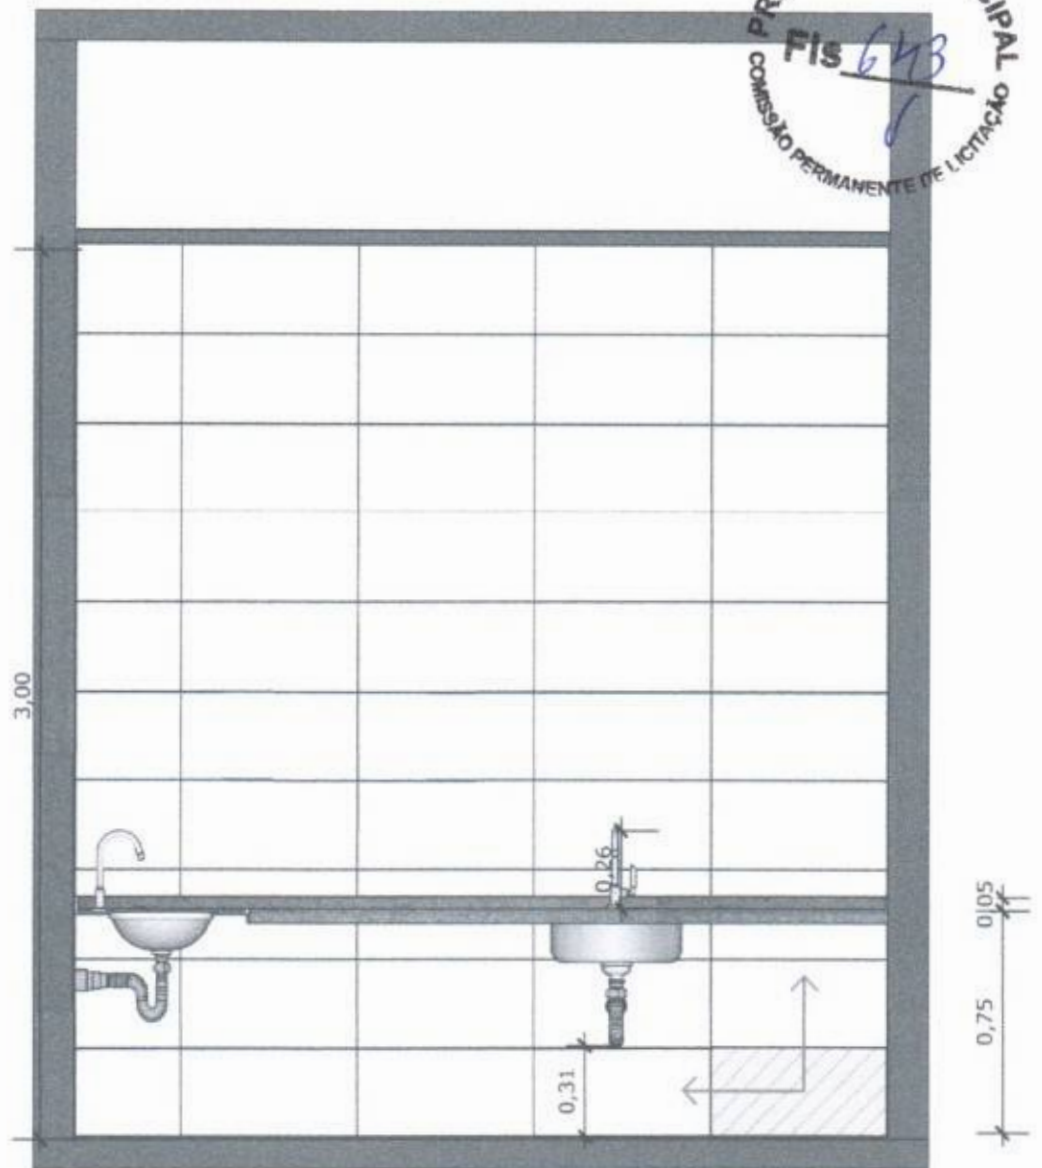

36 VISTA 01
Escala: 1/25



PAREDE COM REVESTIMENTO CERÂMICO (33X45) CM COR BRANCO GELO. REJUNTE COM JUNTA MÍNIMA EPÓXI, NA COR DO REVESTIMENTO (ANTIFUNGO E ANTIMOFO COM 4%MÁX. DE ABSORÇÃO OU EQUIVALENTE).



INDICAÇÃO DE PAGINAÇÃO DE PISO

PEDRO CID DE FARIAS
NETO:05189767
345

Assinado digitalmente por PEDRO CID DE FARIAS NETO em 05/10/2024 às 16:00:05. N° de Cert. ou Autenticação: Ou=279424172001158, Ou=AC Symplicid 16/16/16, Ou=CA-Seras I C/PRO/DHO C/D OK. Para mais detalhes consulte o site do ICP-Brasil. Data: 2024.07.15 16:00:05-03:00. Fonte PDF Reader: Versão: 2021.1.0



MINISTÉRIO DA SAÚDE




PROJETO VINCULADO A UNIDADE BÁSICA DE SAÚDE

MODELO: UBS - PORTE 1

ESCALA: Indicada PRANCHA

CONTEÚDO: Vista 01

UNIDADE: Metros 30 63

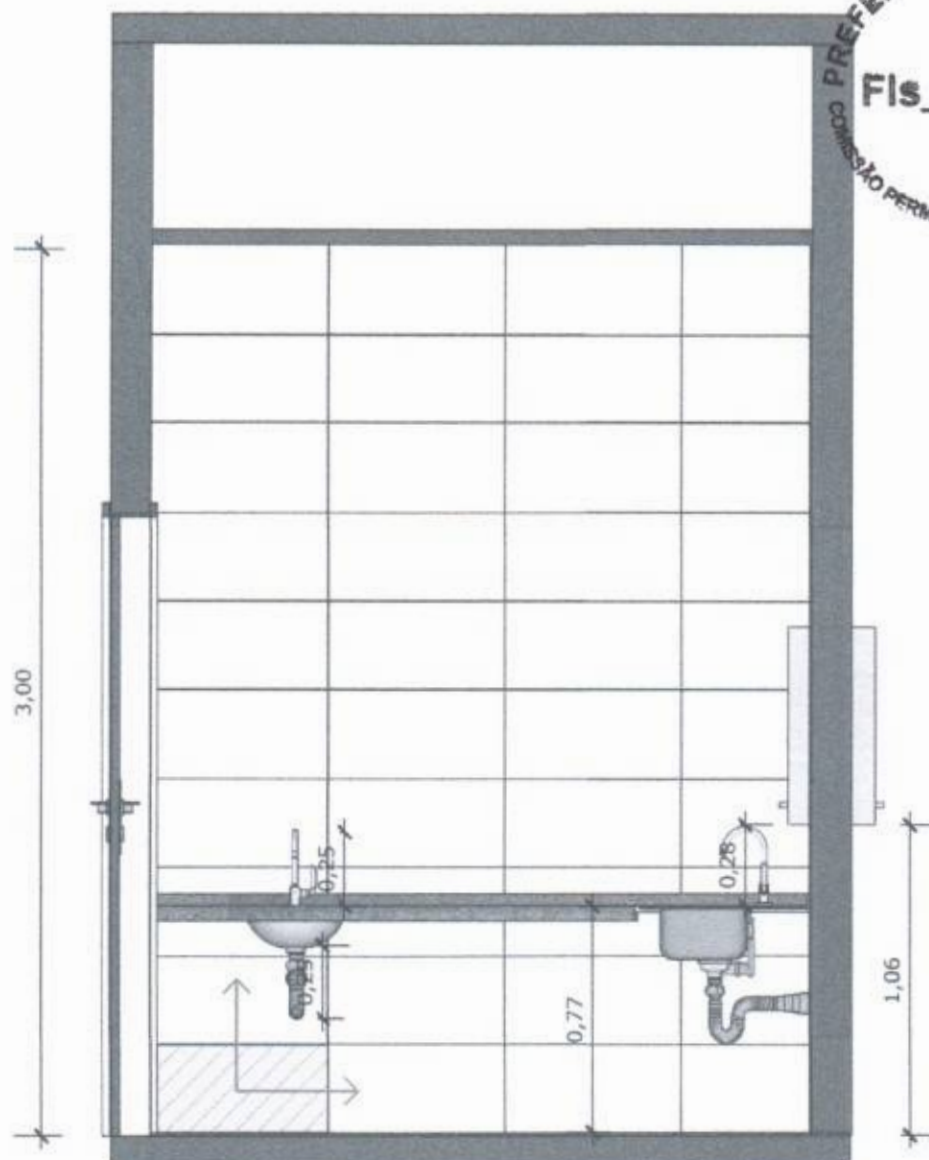

37 VISTA 02
Escala: 1/25



PAREDE COM REVESTIMENTO CERÂMICO (33X45) CM COR BRANCO GELO. REJUNTE COM JUNTA MÍNIMA EPÓXI, NA COR DO REVESTIMENTO (ANTIFUNGO E ANTIMOFO COM 4%MÁX. DE ABSORÇÃO OU EQUIVALENTE).



INDICAÇÃO DE PAGINAÇÃO DE PISO

PEDRO CID DE
FARIAS
NETO:05189767
345

Assinado digitalmente por PEDRO CID DE FARIAS NETO:05189767345. S/O: C=BR, CN=PedroCidFarias, OU=2784287520196, OU=AC Syng.Arch/345496, DN=C=BR, CN=Pedro CID DE FARIAS NETO:05189767345. Nota: se não vir um asterisco após Localizar, sua localização de assinatura está correta. Data: 2024.07.10 18:00:03-03'00". Fonte: PDF Reader Versão 2524.1.0



MINISTÉRIO DA SAÚDE




PROJETO VINCULADO A UNIDADE BÁSICA DE SAÚDE

MODELO: UBS - PORTE 1

ESCALA: Indicada PRANCHA

CONTEÚDO: Vista 02


UNIDADE: Metros 31 63

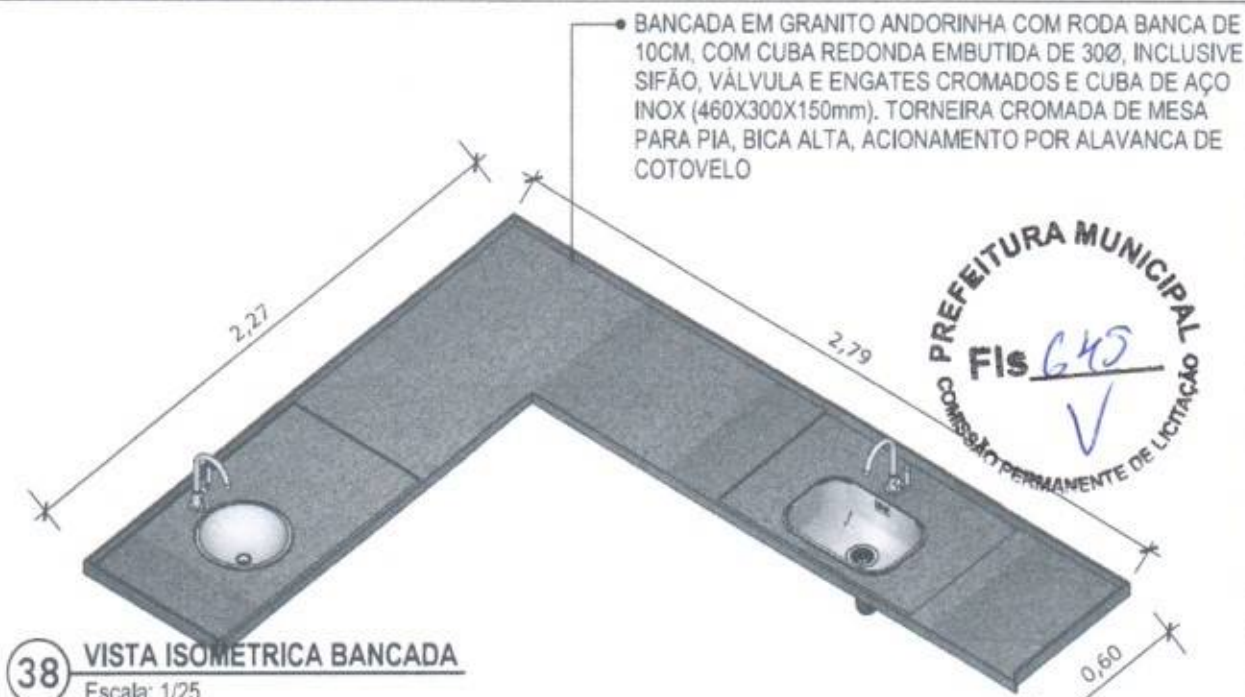


38 VISTA ISOMETRICA BANCADA
Escala: 1/25



39 VISTA FRONTAL BANCADA
Escala: 1/25

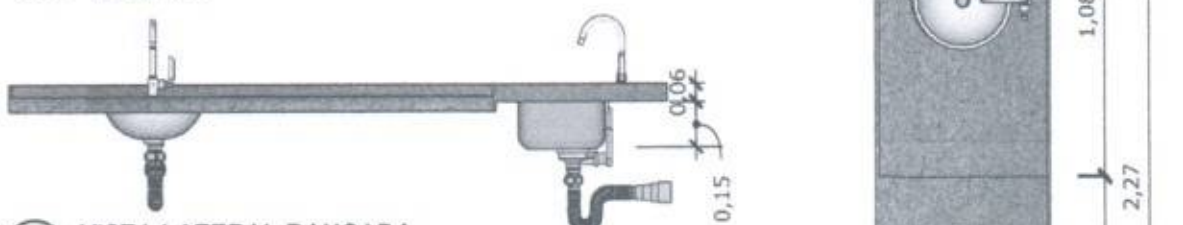

40 VISTA LATERAL BANCADA
Escala: 1/25

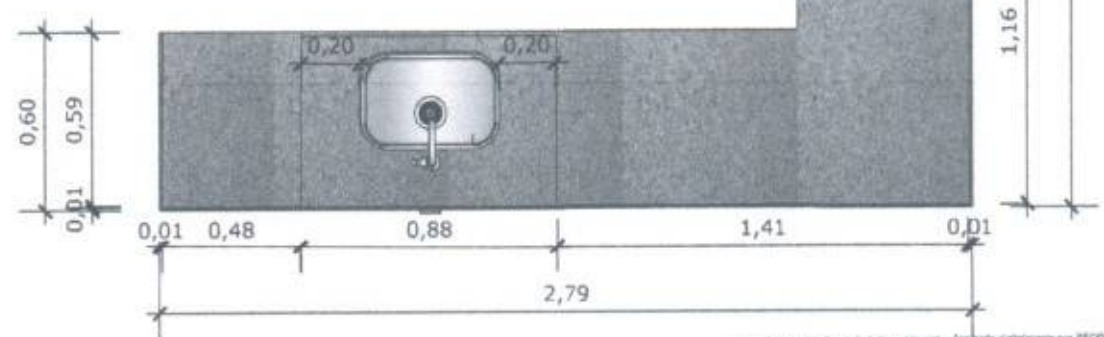

41 VISTA SUPERIOR BANCADA
Escala: 1/25

PEDRO CID DE FARIAS
NETO:05189767345

Assinado digitalmente por PEDRO CID DE FARIAS NETO 05189767345
ID: C=BR, OU=Ministerio da Saúde, CN=27942817001016, OU=AC Syngula/ID Syngula, DN=CID DE FARIAS NETO, C=BR, OU=Ministerio da Saúde
Data: 2024.07.10 14:30:03-03'00'
Func: PDF Reader Versão: 2021.1.2

PAREDE COM REVESTIMENTO CERÂMICO
DIMENSÕES 33 X 45, NA COR BRANCO GELO,
ACABAMENTO BRILHANTE.



TANQUE DE LOUÇA NA COR BRANCA

42 VISTA ISOMÉTRICA
Escala: 1/25

PEDRO CID DE FARIAS
NETO:05189767345

Assinado digitalmente por PEDRO CID DE FARIAS NETO 05189767345
C3 C=BR, CN=PedroCIDNeto, OU=278421720156, OU=AC Syng&S
Múltipla, OU=CIDNeto, CN=PEDRO CID DE FARIAS NETO 05189767345
Modulo: modulo de assinatura
Localização: rua localização de assinatura
Data: 2024.07.10 10:20:03-0300
Ext: PDF Reader Versão: 2024.1.0




MINISTERIO DA SAUDE



PROJETO VINCULADO A UNIDADE BÁSICA DE SAÚDE

MODELO: UBS - PORTE 1
CONTEÚDO: Vista Isométrica

ESCALA: Indicada PRANCHA
UNIDADE: Metros 33 63

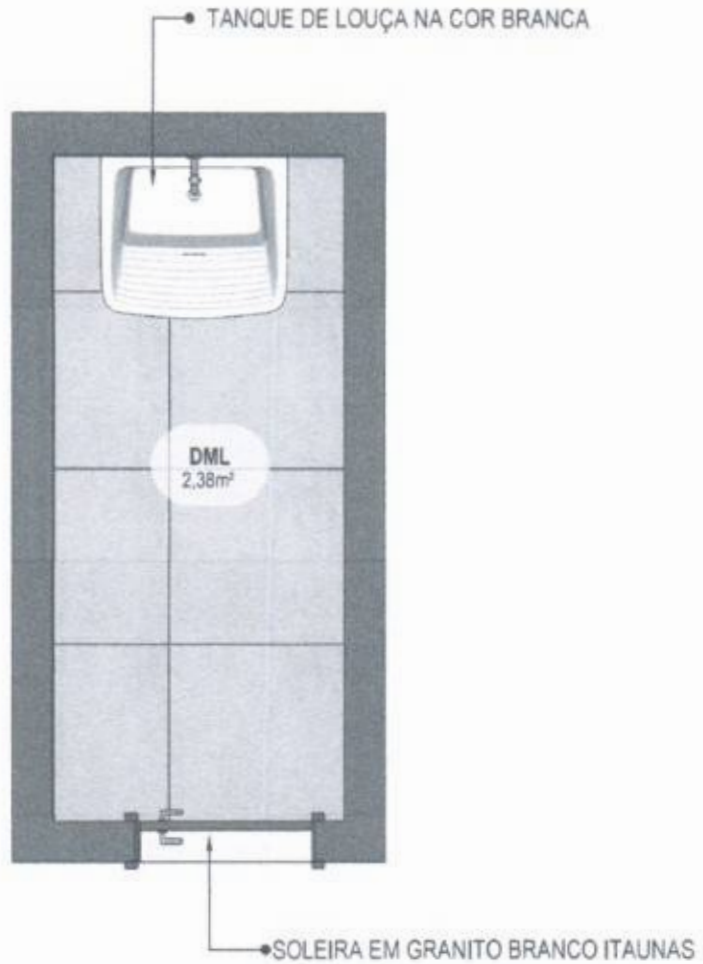

43 PLANTA BAIXA HUMANIZADA
Escala: 1/25

PEDRO CID DE
FARIAS
NETO:05189767
345

Assinado digitalmente por PEDRO CID DE FARIAS NETO (0166/16734) N.º 12-0196, OJ-C-000000000000-000-0704211700156, OJ-A-C SyngularID Autografo, DN=CID FARIAS E NETO/PROJETO 013 DE FARIAS NETO/000000000000
Planta baixa de uma unidade básica humanizada
Localização: Rua José Carlos de Assis, 100
Data: 2024/07/10 18:00:03-03:00
Fonte: PDF Reader Versão: 2021.1.0



MINISTÉRIO DA SAÚDE




PROJETO VINCULADO A UNIDADE BÁSICA DE SAÚDE

MODELO: UBS - PORTE 1

ESCALA: Indicada PRANCHA

CONTEÚDO: Planta Baixa Humanizada

UNIDADE: Metros 34 63

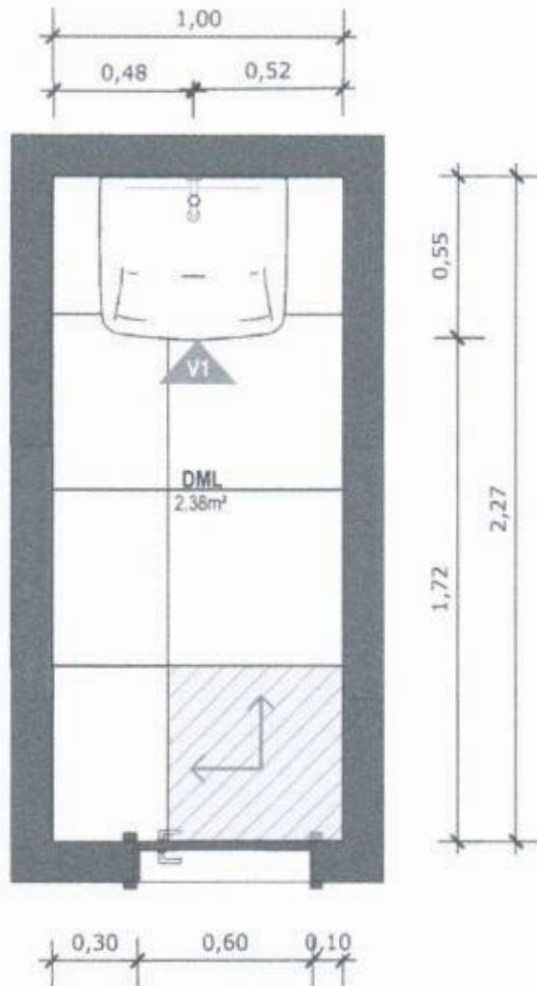

44 PLANTA BAIXA TÉCNICA
Escala: 1/25



PISO EM PORCELANATO RETIFICADO ALTA PERFORMANCE, DIMENSÕES 60X60 CM, COR CINZA, REJUNTE MÍNIMO EPÓXI, NA COR DO REVESTIMENTO (ANTIFUNGO E ANTIMOFO COM 4% MÁX. DE ABSORÇÃO OU EQUIVALENTE).



INDICAÇÃO DE PAGINAÇÃO DE PISO

PEDRO CID DE FARIAS
NETO:05189767
345

Assinado digitalmente por PEDRO CID DE FARIAS NETO:05189767
CPF: 0-081.00-1/199908000000-00-279429920196, OU-AC 5/19/2010
Múltipla, Cliente-Desat. C/Ass-FCD/03 DE Fátima/PA/2010/0199767/145.
Pedido: pedido de obra para construção e instalação de uma unidade básica de saúde
Data: 2014-07-10 18:33:03-0207
Four PDF Reader Versão: 2011-3



MINISTÉRIO DA SAÚDE




PROJETO VINCULADO A UNIDADE BÁSICA DE SAÚDE

MODELO: UBS - PORTE 1


ESCALA: Indicada PRANCHA


CONTEÚDO: Planta Baixa Técnica

UNIDADE: Metros 35 63

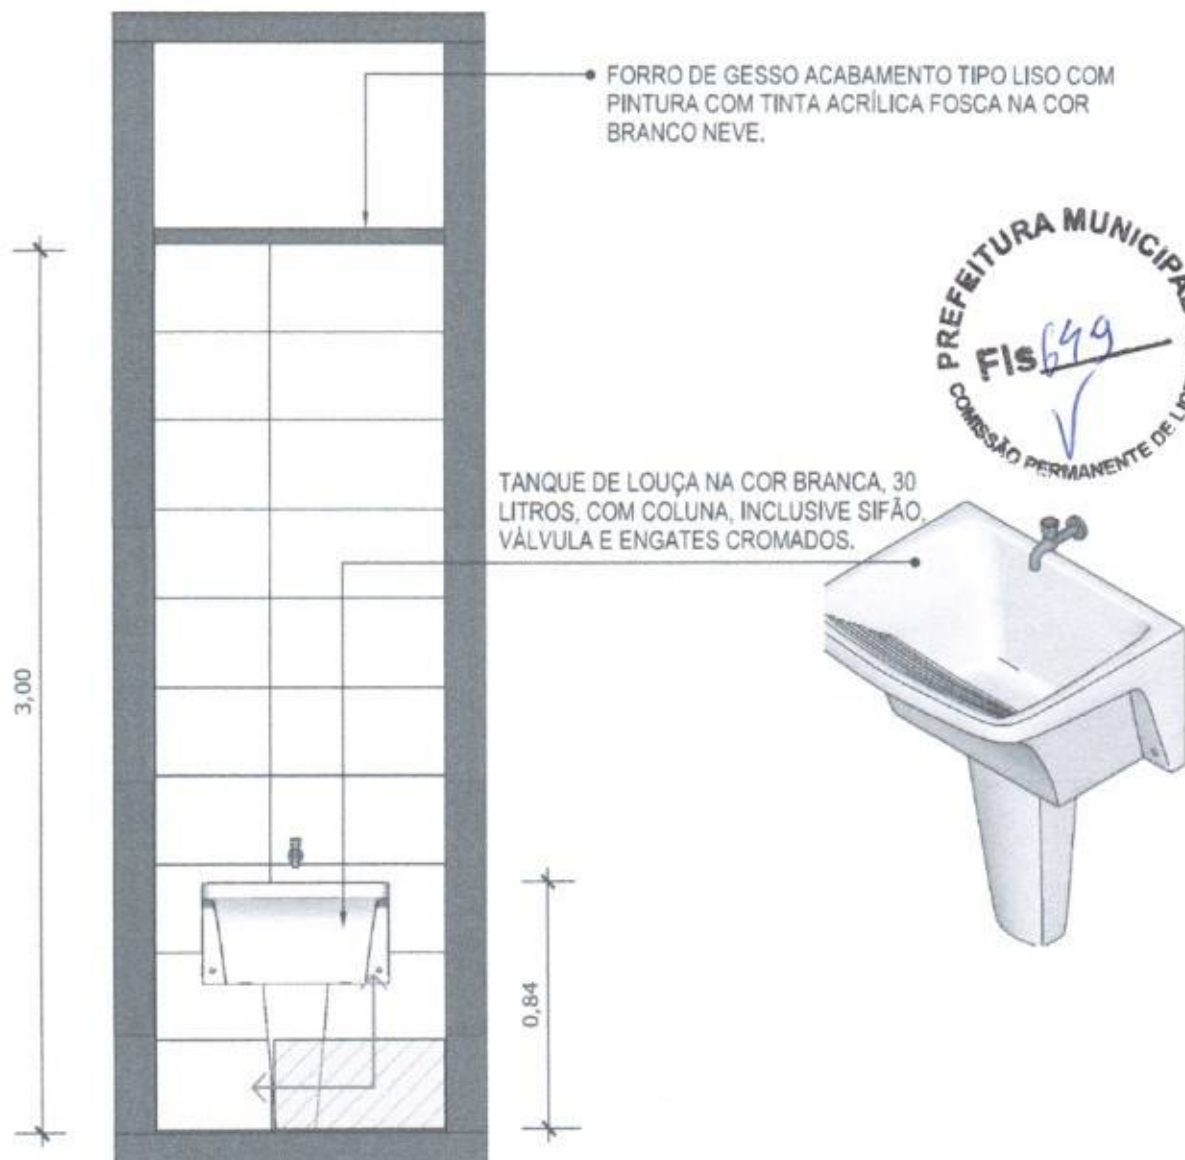


45 VISTA 01
Escala: 1/25

 PAREDE COM REVESTIMENTO CERÂMICO (33X45) CM COR BRANCO GELO. REJUNTE COM JUNTA MÍNIMA EPÓXI, NA COR DO REVESTIMENTO (ANTIFUNGO E ANTIMOFO COM 4% MÁX. DE ABSORÇÃO OU EQUIVALENTE).

 INDICAÇÃO DE PAGINAÇÃO DE PISO

PEDRO CID DE FARIAS
NETO:05189767
345

Assinado digitalmente por PEDRO CID DE FARIAS NETO 05189767345
CN=CID DE FARIAS, OU=Vice-governador, OU=2796241900198, OU=AC Singular0
Multiple, CN=CID DE FARIAS, CN=PLD401 CID DE FARIAS NETO 05189767345
Residência: Rua da Associação nº 1
Localização: Rua da Associação de Assistência
Data: 2024.07.10 18:30:03-0300
Fonte: PDF Reader Versão: 2024.1.0

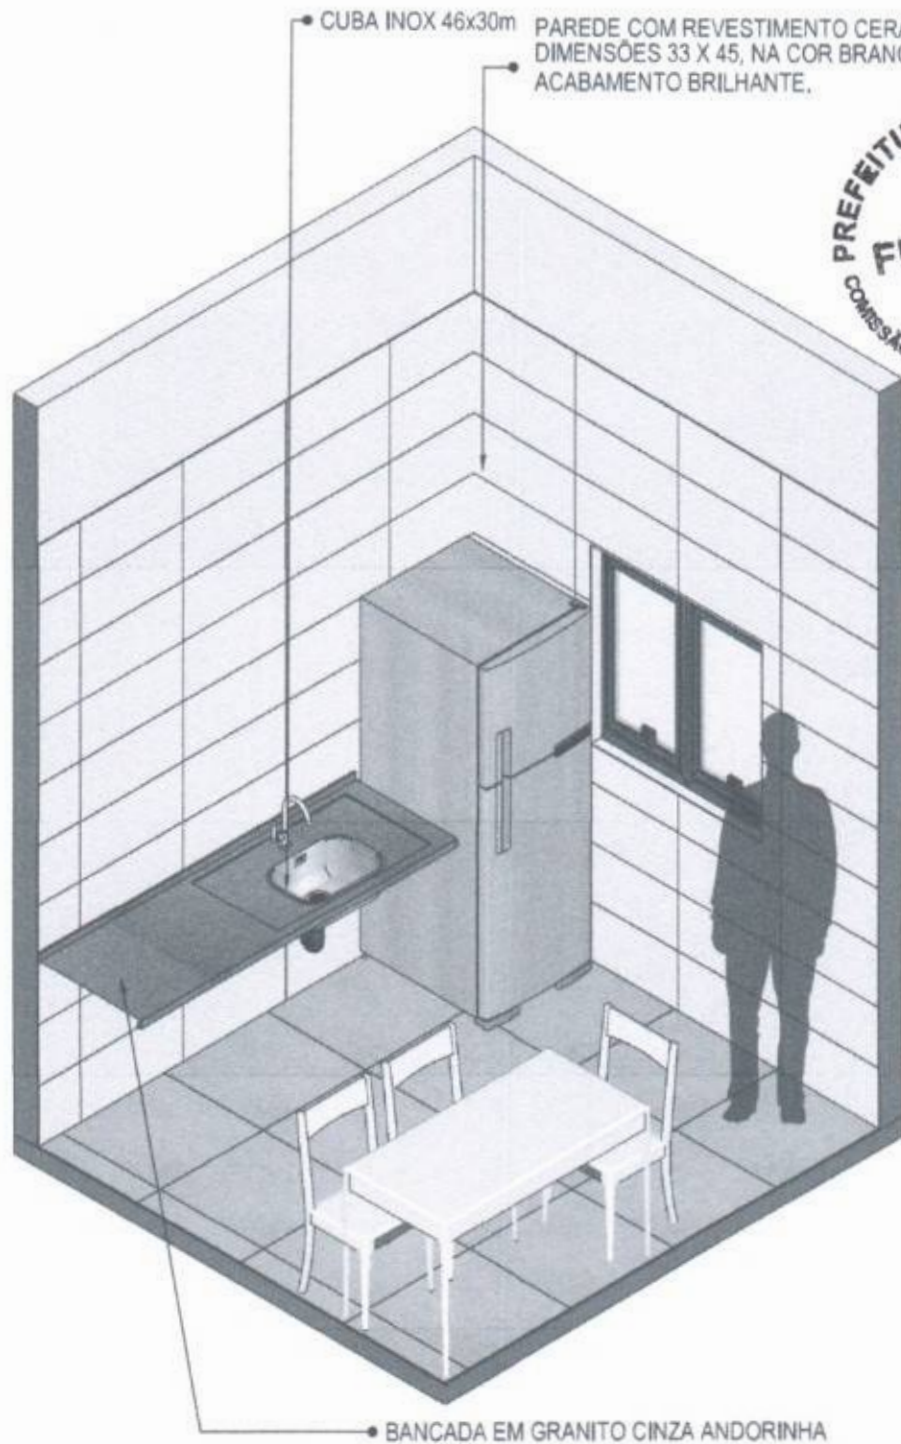


PAREDE COM REVESTIMENTO CERÂMICO
DIMENSÕES 33 X 45, NA COR BRANCO GELO,
ACABAMENTO BRILHANTE.



46 **VISTA ISOMÉTRICA**
Escala: 1/30

PEDRO CID DE FARIAS
NETO:05189767
345

Assinado digitalmente por PEDRO CID DE FARIAS NETO 05189767345
SIC: C-001. CUI-1010343000000000. CUI-278421720156. OU-AC SyngArS
Município: OMAC-00000001. CNTP:19103-CU-00. FARIAS NETO 05189767345
Número: 05189767345
Localização: 05189767345
Data: 2024.07.10 18:30:03-03:00
Fonte: PCF Realize Versão: 2021.1.0

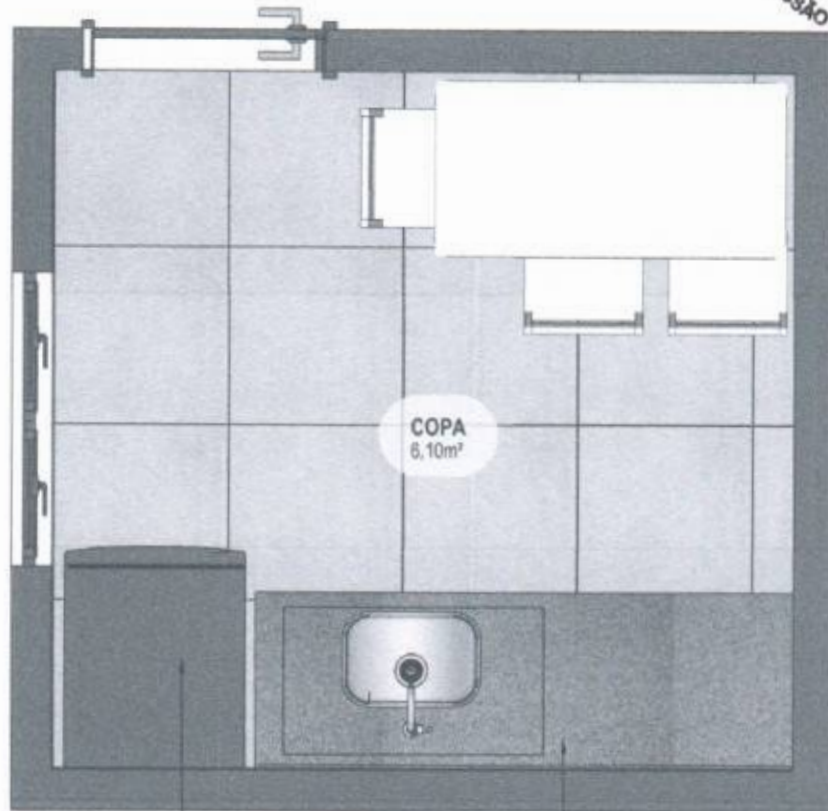

COPA
6,10m²

• GELADEIRA

• BANCADA EM GRANITO CINZA ANDORINHA

47 PLANTA BAIXA HUMANIZADA
Escala: 1/25

PEDRO CID DE FARIAS
NETO:05189767345

Assinado digitalmente por PEDRO CID DE FARIAS NETO 05189767345 Nº 2-189, DU-VIDECONSTRUCAO, DU-2304X123010M, OU-AC Singular/Digital, CN=Pedro CID DE FARIAS NETO 05189767345. Produto: Modulo de assinatura para Localidade: no localizacao de assinatura 80.7 Data: 2024.07.10 18:00:03-03100. Font: PDF Reader Versão 2024.1.0.



MINISTÉRIO DA SAÚDE




PROJETO VINCULADO A UNIDADE BÁSICA DE SAÚDE

MODELO: UBS - PORTE 1

ESCALA: Indicada PRANCHA

CONTEÚDO: Planta Baixa Humanizada

UNIDADE: Metros 38 63

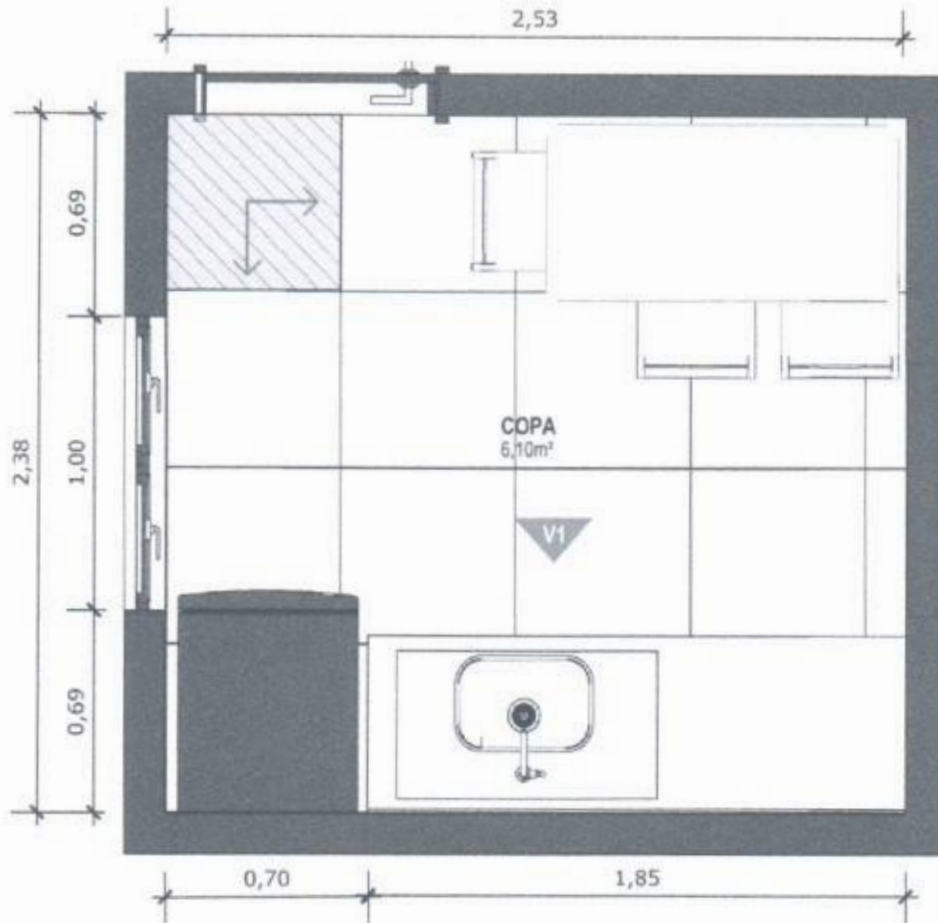

48 PLANTA BAIXA TÉCNICA
Escala: 1/25



PISO EM PORCELANATO RETIFICADO ALTA PERFORMANCE, DIMENSÕES 60X60 CM, COR CINZA, REJUNTE MÍNIMO EPÓXI, NA COR DO REVESTIMENTO (ANTIFUNGO E ANTIMOFO COM 4%MÁX. DE ABSORÇÃO OU EQUIVALENTE).



INDICAÇÃO DE PAGINAÇÃO DE PISO

PEDRO CID DE FARIAS NETO:05189767
345

Assinado digitalmente por PEDRO CID DE FARIAS NETO:05189767345
S25 C=BR, OU=Universidade Federal de Farias Neto, CN=AC Srgular@ufarinas, DN=C=BR, OU=Universidade Federal de Farias Neto, CN=AC Srgular@ufarinas
Rúbrica: Pedro CID de Farias Neto (05189767345)
Localização: rua local copia de orientadora 345
Data: 2024.07.10 18:00:03-03:00
Fonte: PDF Reader Versão: 2024.1.0



MINISTÉRIO DA SAÚDE



PROJETO VINCULADO A UNIDADE BÁSICA DE SAÚDE


MODELO: UBS - PORTE 1

ESCALA: Indicada PRANCHA

CONTEÚDO: Planta Baixa Técnica

UNIDADE: Metros 39 63

FORRO DE GESSO ACABAMENTO TIPO LISO COM PINTURA COM TINTA ACRÍLICA FOSCA NA COR BRANCO NEVE.

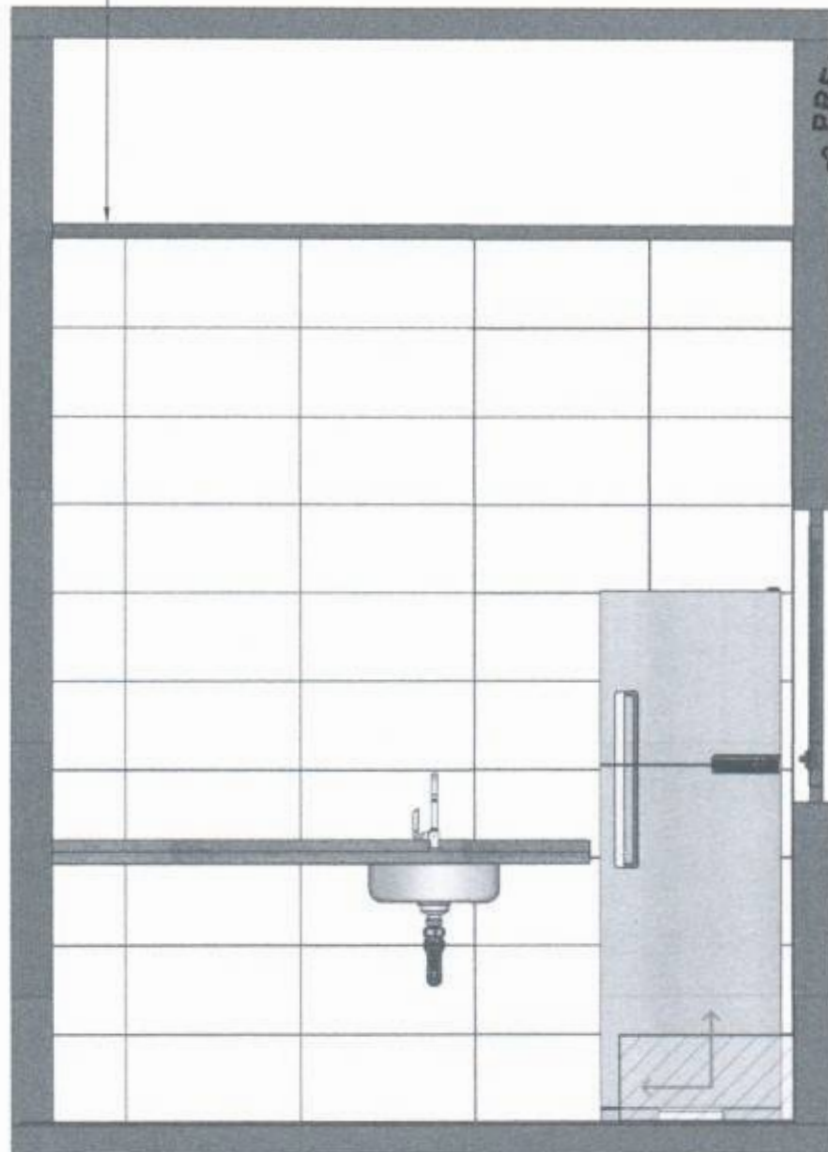

PREFEITURA MUNICIPAL
 FIS 653
 COMISSÃO PERMANENTE DE LICITAÇÃO

49 VISTA 01
 Escala: 1/25



PAREDE COM REVESTIMENTO CERÂMICO (33X45) CM COR BRANCO GELO. REJUNTE COM JUNTA MÍNIMA EPÓXI, NA COR DO REVESTIMENTO (ANTIFUNGO E ANTIMOFO COM 4% MÁX. DE ABSORÇÃO OU EQUIVALENTE).



INDICAÇÃO DE PAGINAÇÃO DE PISO

PEDRO CID DE FARIAS
 NETO:05189767
 345

Assinado digitalmente por PEDRO CID DE FARIAS NETO:05189767345
 E.O: C-001, OU=Infraestrutura, OU=STANLEYFERRAZ, OU=AC SINGULAR/345000, DN=CID de Farias Neto, CN=05189767345
 Razão: Nenhum ou sem assinatura para
 Localização: sem localização de assinatura
 Data: 2024.07.10 18:00:03-02:00
 Fonte: PDF Reader Versão: 2021.7.0




MINISTÉRIO DA SAÚDE




PROJETO VINCULADO A UNIDADE BÁSICA DE SAÚDE

MODELO: UBS - PORTE 1
 CONTEÚDO: Vista 01

ESCALA: Indicada PRANCHA
 UNIDADE: Metros 40 63

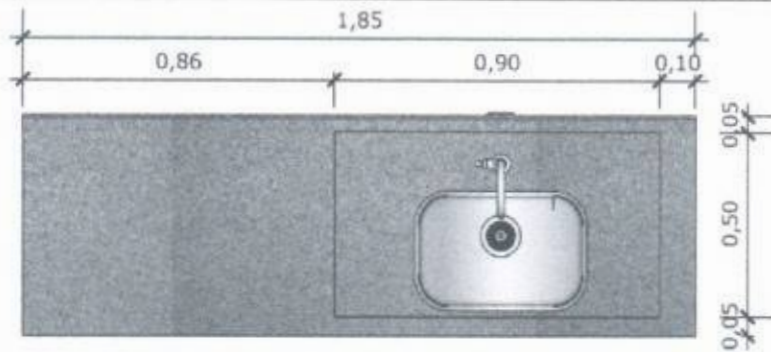

50 VISTA SUPERIOR BANCADA
Escala: 1/20

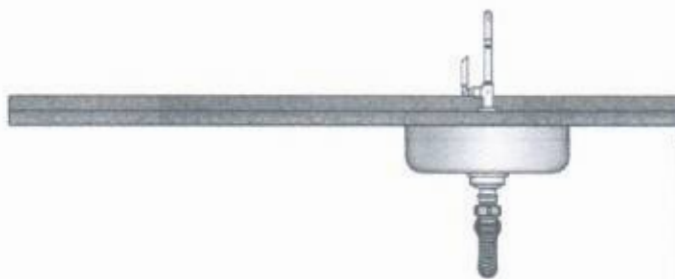


51 VISTA FRONTAL BANCADA
Escala: 1/20

BANCADA EM GRANITO ANDORINHA COM RODA BANCA DE 4cm COM CUBA DE AÇO INOX (460x300x150mm), INCLUSIVE SIFÃO, VÁLVULA E ENGATES CROMADOS. TORNEIRA CROMADA DE MESA PARA PIA, BICA ALTA, ACIONAMENTO POR ALAVANCA DE COTOVELO.



52 VISTA LATERAL BANCADA
Escala: 1/20

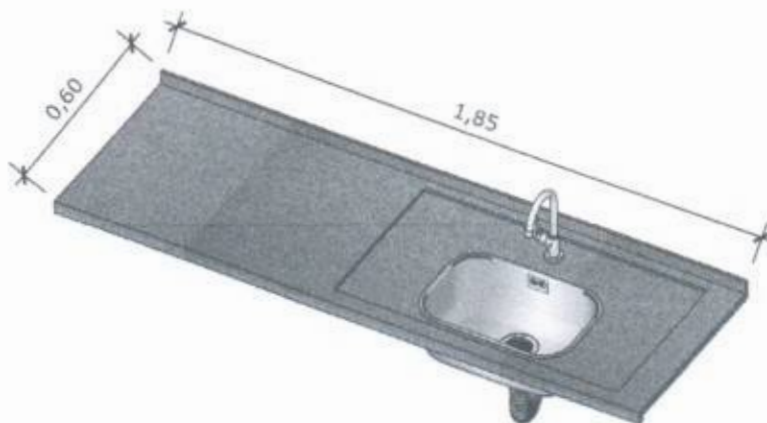

53 VISTA ISOMETRICA BANCADA
Escala: 1/20

PEDRO CID DE FARIAS
NETO:05189767345

Assinado digitalmente por PEDRO CID DE FARIAS NETO (0108167345) CN: C=BR, OU=Certificados, DN=278421720198, OU=AC Srgulard@Município, DN=C=Brasil, CN=Pedro CID DE FARIAS NETO (05189767345)
Título: médico em sua assessoria para elaboração sua inscrição de anistesia
Data: 2024.07.10 18:00:03-03:00
Post: PDF Reader Versão: 202.1.1.0



MINISTÉRIO DA SAÚDE



PROJETO VINCULADO A UNIDADE BÁSICA DE SAÚDE

MODELO: UBS - PORTE 1


ESCALA: Indicada PRANCHA

CONTEÚDO: Detalhamento Bancada

UNIDADE: Metros 41 63

CONFERIR MEDIDAS NO LOCAL ANTES DA EXECUÇÃO


BANHEIRO
FUNCIONÁRIOS
PCD

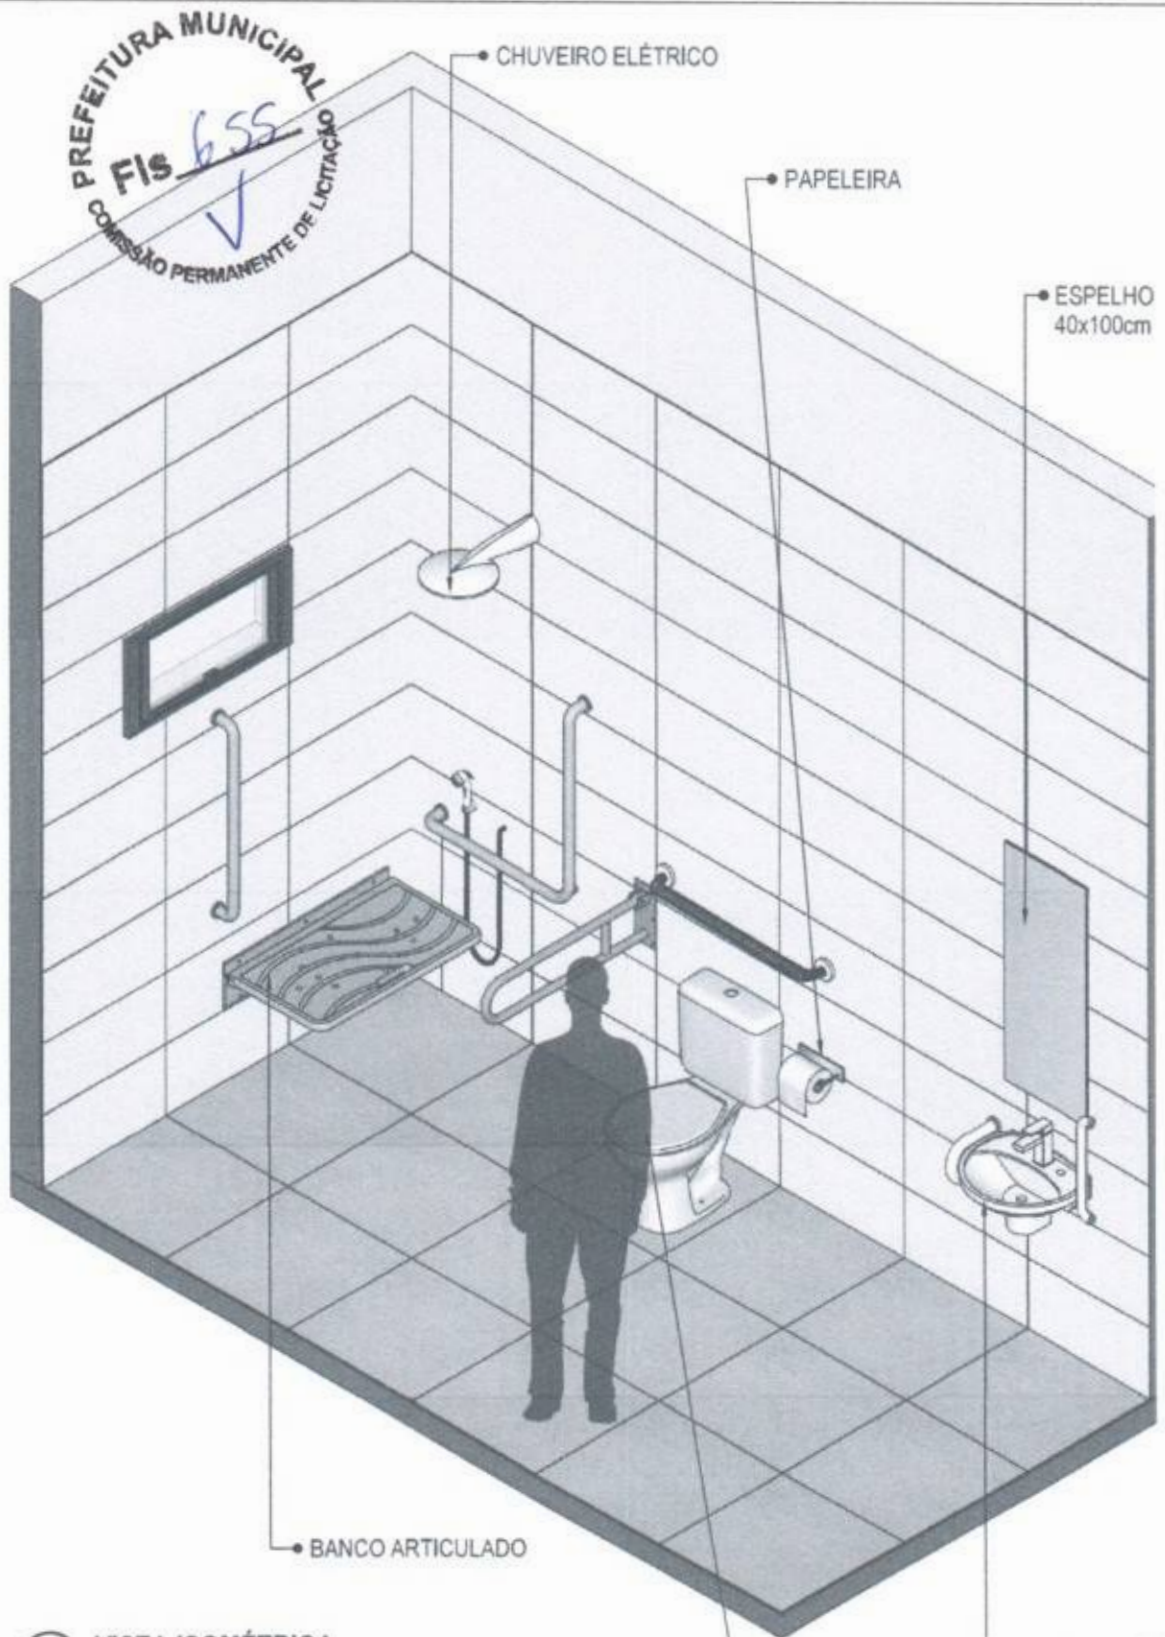

PREFEITURA MUNICIPAL
Fis 655
COMISSÃO PERMANENTE DE LICITAÇÃO

54 VISTA ISOMÉTRICA
Escala: 1/25

PEDRO CID DE FARIAS
NETO:05189767345
Assinado digitalmente por PEDRO CID DE FARIAS em 10/10/2024 10:16:00
CNPJ: 08.947.810/0001-00
CPF: 036.800.000-00
RUA: RUA DA BRANCA
Ribeirão Preto - SP
Data: 2024.07.10 16:00:03-0300
Fonte: PDF Reader Versão 2021.1.0

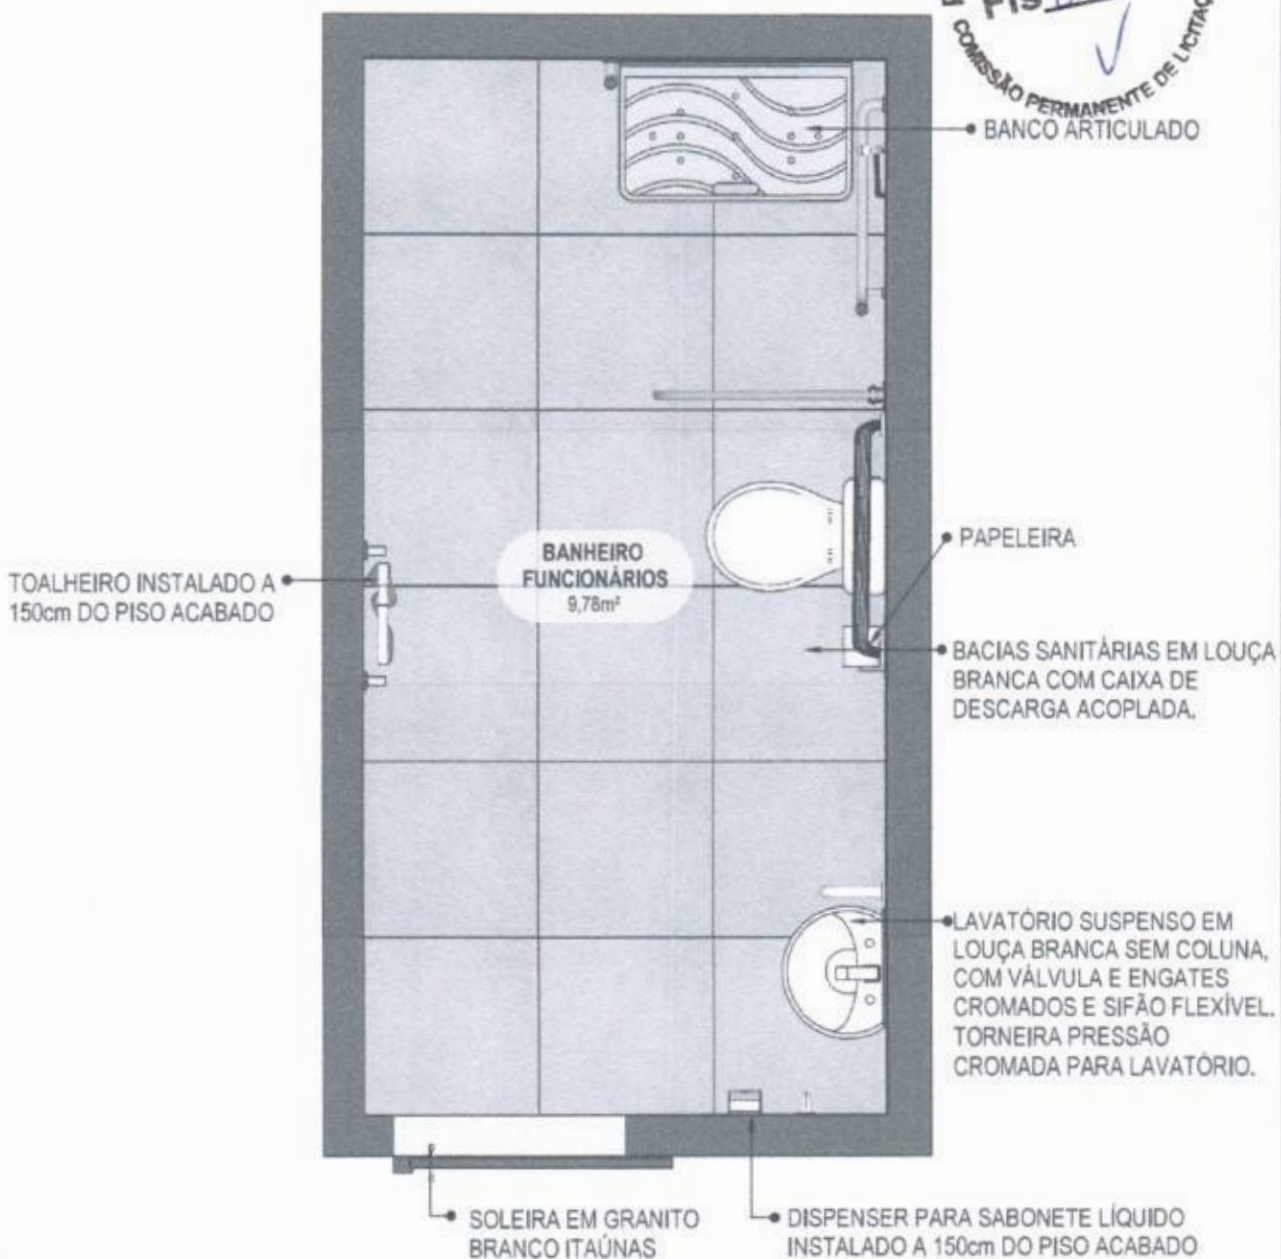

55 PLANTA BAIXA HUMANIZADA
Escala: 1/25

PEDRO CID DE FARIAS
NETO:05189767345

Assinado digitalmente por PEDRO CID DE FARIAS NETO 00195167345
R: 5-018, Ou-Veredas/Paraná, OU-27843170019M, OU-AC Singular/O
Autógrafa, Ou-CP-30001, Ou-PL-3190-110 DE, R-4-048, Ass:TC10570707145
Resolva: utilize os sites autorizados para a validação: www.brasil.gov.br/validar
Info: 0800 200457 10 10 30 03-03107
Fonte PDF Reader Versão: 2004.1.0



MINISTÉRIO DA SAÚDE




PROJETO VINCULADO A UNIDADE BÁSICA DE SAÚDE

MODELO: UBS - PORTE 1

ESCALA: Indicada PRANCHA

CONTEÚDO: Planta Baixa Humanizada

UNIDADE: Metros 43 63

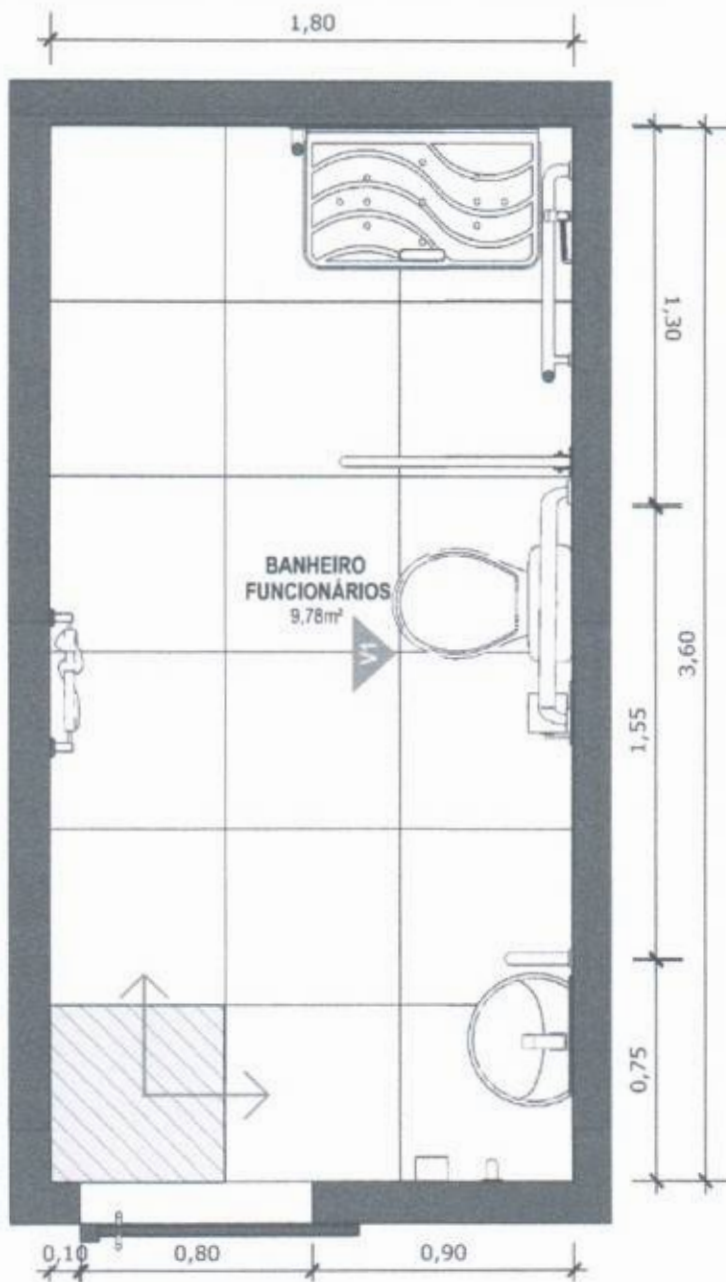

56 PLANTA BAIXA TÉCNICA
Escala: 1/25



PISO EM PORCELANATO RETIFICADO ALTA PERFORMANCE, DIMENSÕES 60X60 CM, COR CINZA, REJUNTE MÍNIMO EPÓXI, NA COR DO REVESTIMENTO (ANTIFUNGO E ANTIMOFO COM 4%MÁX. DE ABSORÇÃO OU EQUIVALENTE).



INDICAÇÃO DE PAGINAÇÃO DE PISO

PEDRO CID DE
FARIAS
NETO:05189767
345

Assinado digitalmente por PEDRO CID DE FARIAS NETO (25/10/2017 14:54) CN=CID DE FARIAS NETO, OU=Instituição, OU=SECRETARIA MUNICIPAL DE SAÚDE, CN=CID DE FARIAS NETO (25/10/2017 14:54) RUA DO BRASIL, 1018-30, 13050-000, SÃO CARLOS, SP



MINISTÉRIO DA SAÚDE




PROJETO VINCULADO A UNIDADE BÁSICA DE SAÚDE

MODELO: UBS - PORTE 1

ESCALA: Indicada PRANCHA

CONTEÚDO: Planta Baixa Técnica

UNIDADE: Metros 44 63

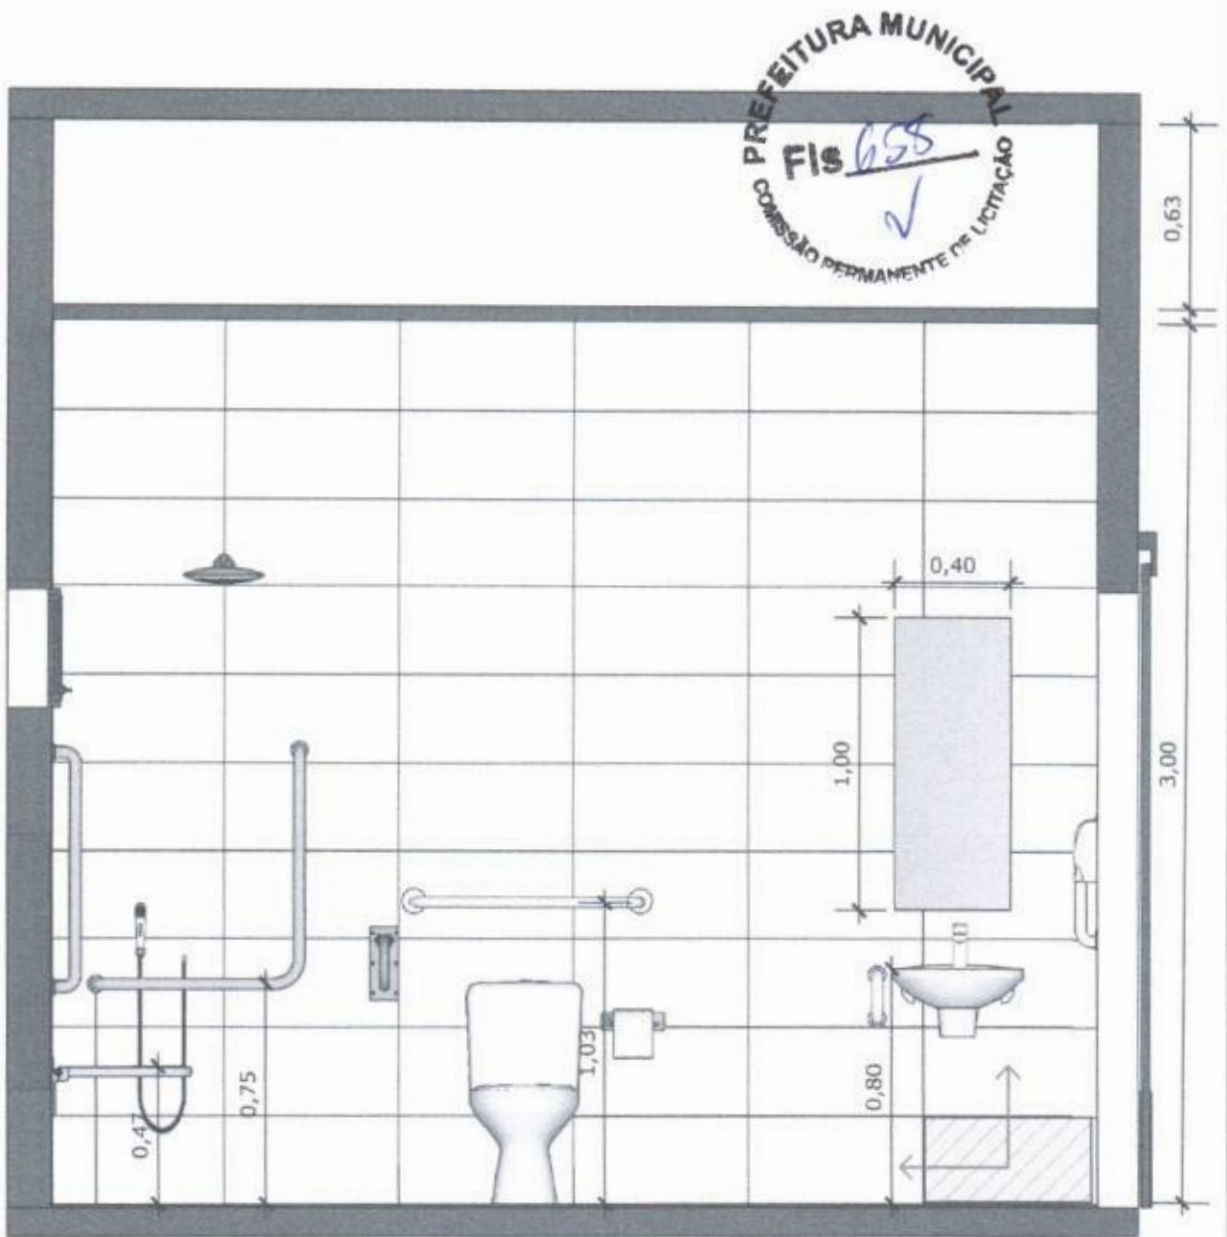

57 VISTA 01
Escala: 1/25



PAREDE COM REVESTIMENTO CERÂMICO (33X45) CM COR BRANCO GELO. REJUNTE COM JUNTA MÍNIMA EPÓXI, NA COR DO REVESTIMENTO (ANTIFUNGO E ANTIMOFO COM 4%MÁX. DE ABSORÇÃO OU EQUIVALENTE).



INDICAÇÃO DE PAGINAÇÃO DE PISO

PEDRO CID DE
FARIAS
NETO:05189767
345

Assinado eletronicamente por PEDRO CID DE FARIAS NETO em 10/10/2024 às 10:30:03. Número de Certificação: 27802417901134. Documento: 8484946. Certificado: 0402417901134. Assinado por: PEDRO CID DE FARIAS NETO em 10/10/2024 às 10:30:03. Data: 2024-10-10 10:30:03-02:00. Tipo: PDF Reader Versão: 2024.1.0



MINISTÉRIO DA SAÚDE




PROJETO VINCULADO A UNIDADE BÁSICA DE SAÚDE

MODELO: UBS - PORTE 1

CONTEÚDO: Vista 01

ESCALA: Indicada PRANCHA

UNIDADE: Metros 45 63

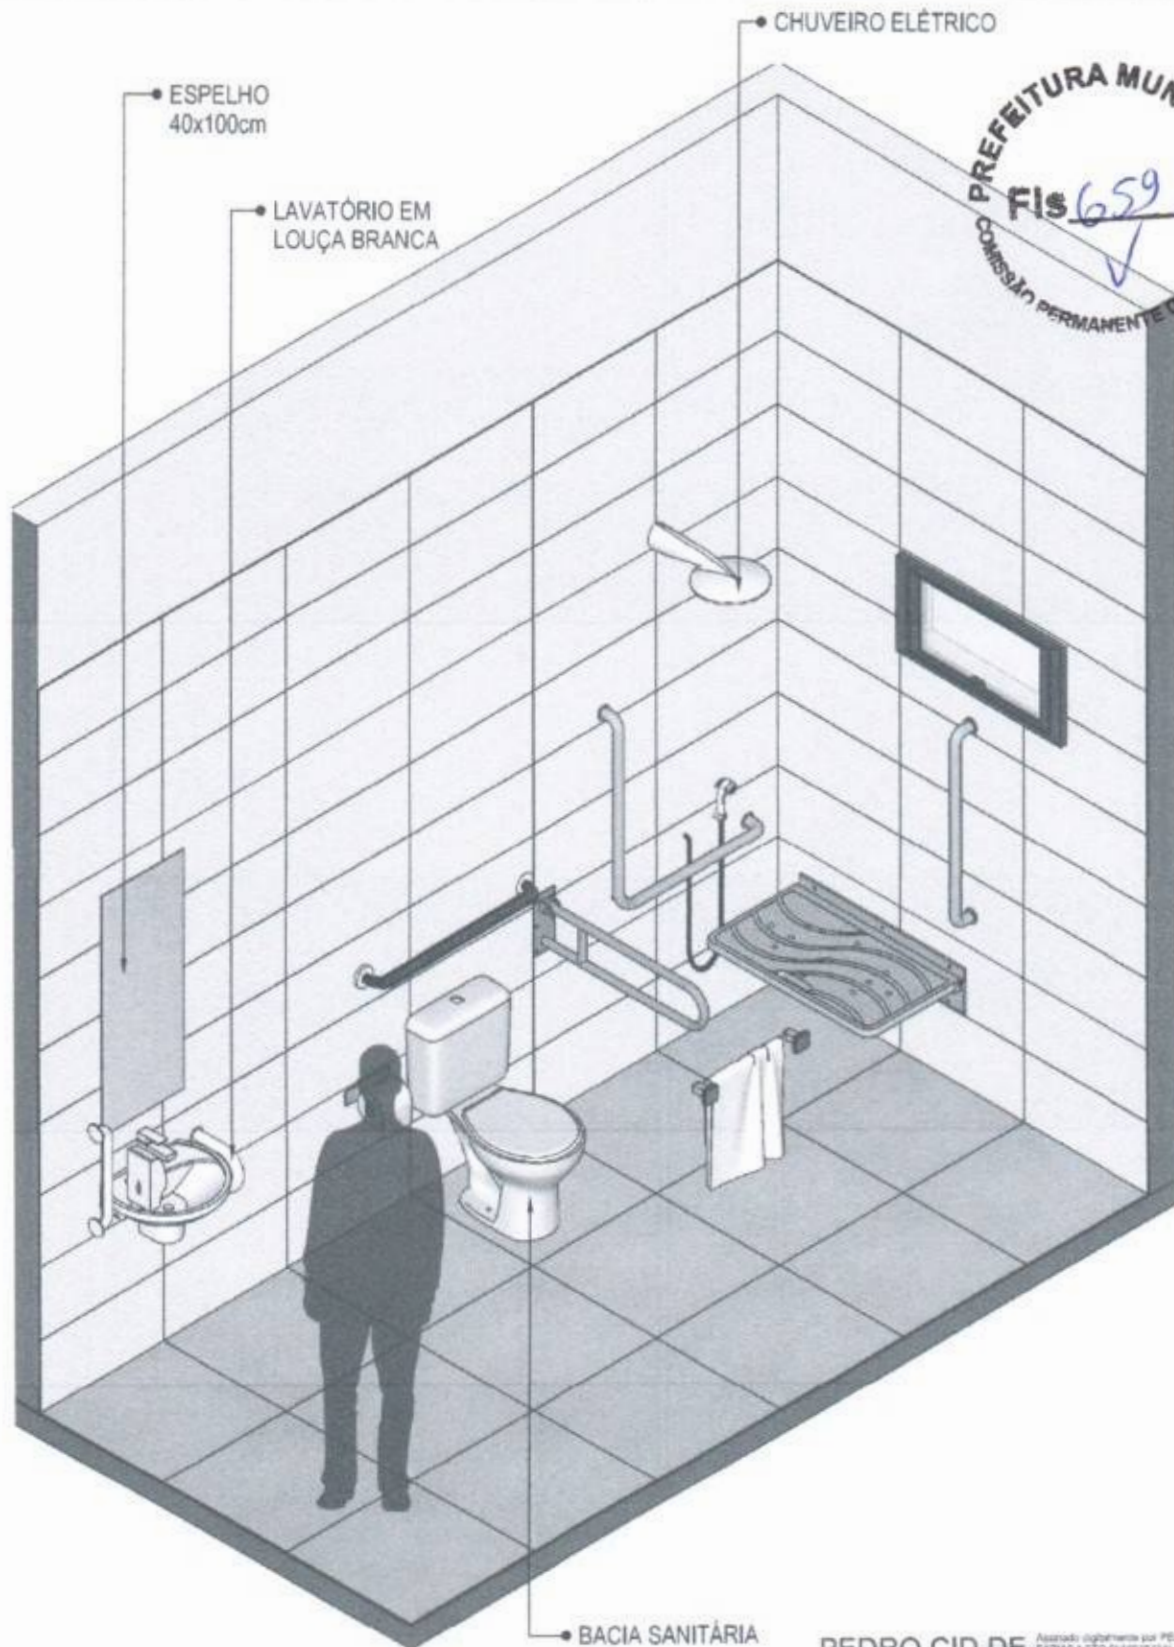

58 VISTA ISOMÉTRICA
Escala: 1/25

PEDRO CID DE
FARIAS
NETO:05189767
345

Assinado digitalmente por PEDRO CID DE FARIAS NETO em 18/03/2024 às 10:18:00. Ou em Intimidade, CNPJ: 2794217900198, Ou em Intimidade, CNPJ: 2794217900198, Ou em Intimidade, CNPJ: 2794217900198, Ou em Intimidade, CNPJ: 2794217900198. Para mais detalhes, consulte o site: www.bastao.com.br. Versão: 2024.01.10 18:00:03-0300. Para: PDF Reader Versão: 2024.1.0



MINISTÉRIO DA SAÚDE




PROJETO VINCULADO A UNIDADE BÁSICA DE SAÚDE

MODELO: UBS - PORTE 1

ESCALA: Indicada PRANCHA

CONTEÚDO: Vista Isométrica

UNIDADE: Metros 46 63

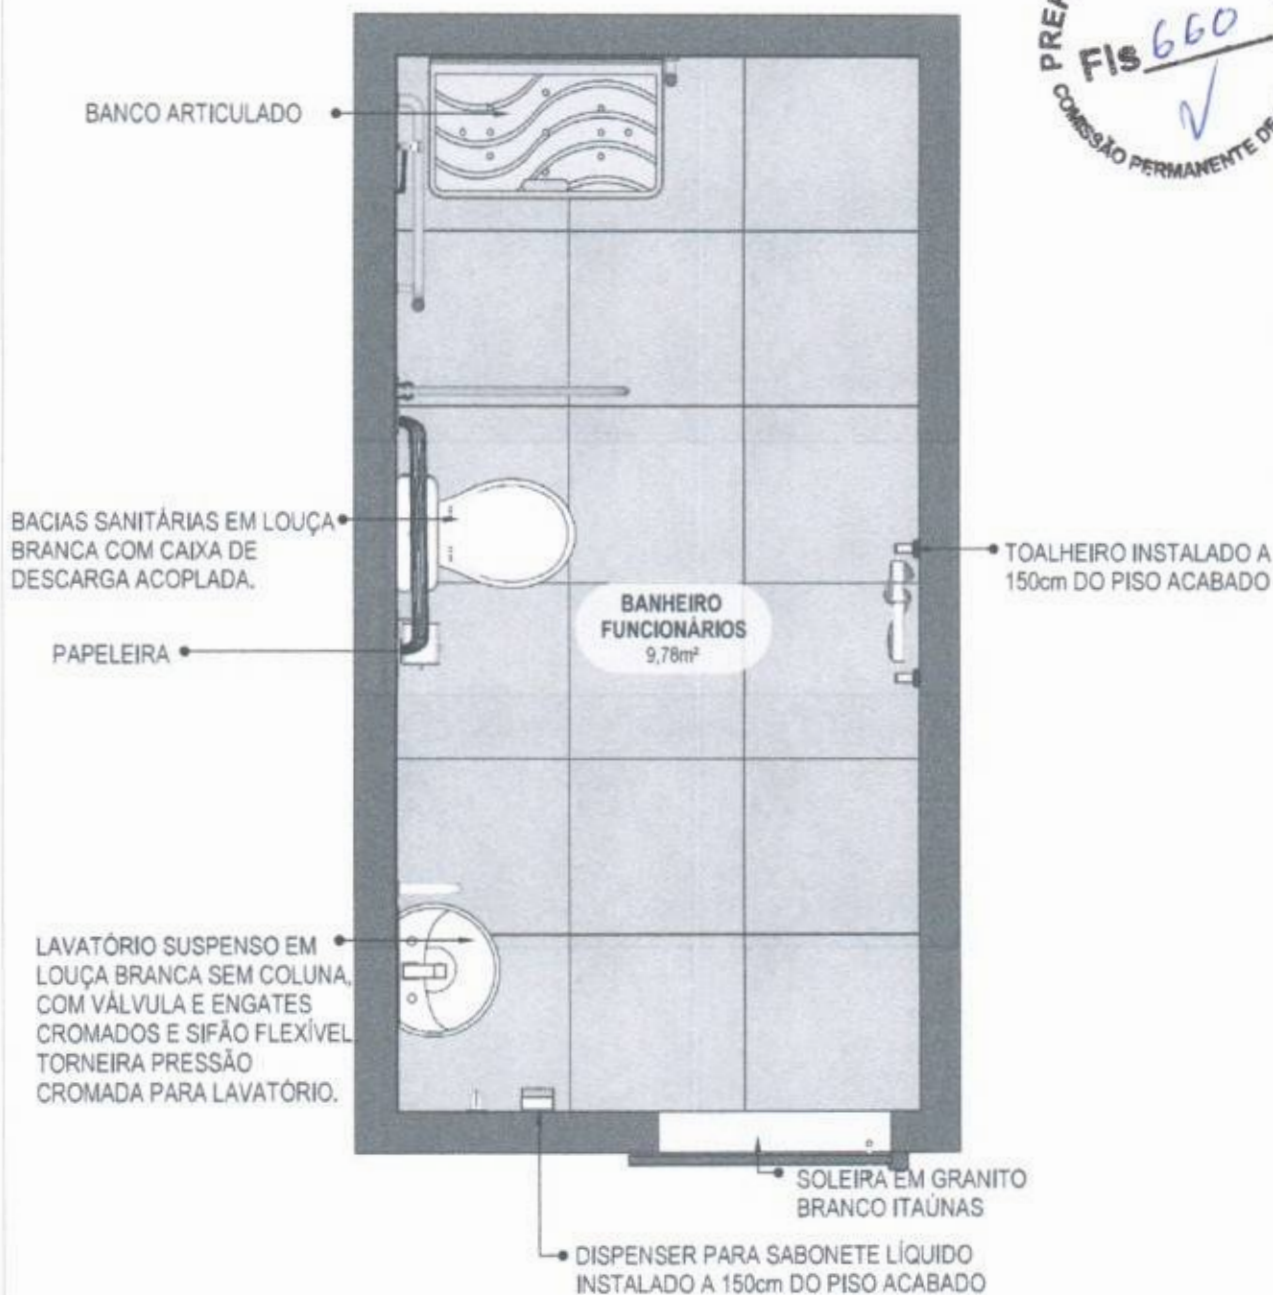

59 PLANTA BAIXA HUMANIZADA
Escala: 1/25

PEDRO CID DE FARIAS
NETO:05189767345

Assinado digitalmente por PEDRO CID DE FARIAS NETO 05189767345
S.S. G-496. Os dados assinados são: 279421F901196. Ouvidor Syngular/D
Município: São José dos Pinhais - PR/PLANO 110 001
FARIAS NETO 05189767345
Razão: Razão de sua assinatura está localizada sua localização de assinatura
Data: 2024/07/10 14:00:03-03:00
Form: PDF Reader Versão: 2004.1.0



MINISTÉRIO DA SAÚDE



PROJETO VINCULADO A UNIDADE BÁSICA DE SAÚDE

MODELO: UBS - PORTE 1


ESCALA: Indicada PRANCHA

CONTEÚDO: Planta Baixa Humanizada

UNIDADE: Metros 47 63

CONFERIR MEDIDAS NO LOCAL ANTES DA EXECUÇÃO

BANHEIRO
FUNCIONÁRIOS
PCD

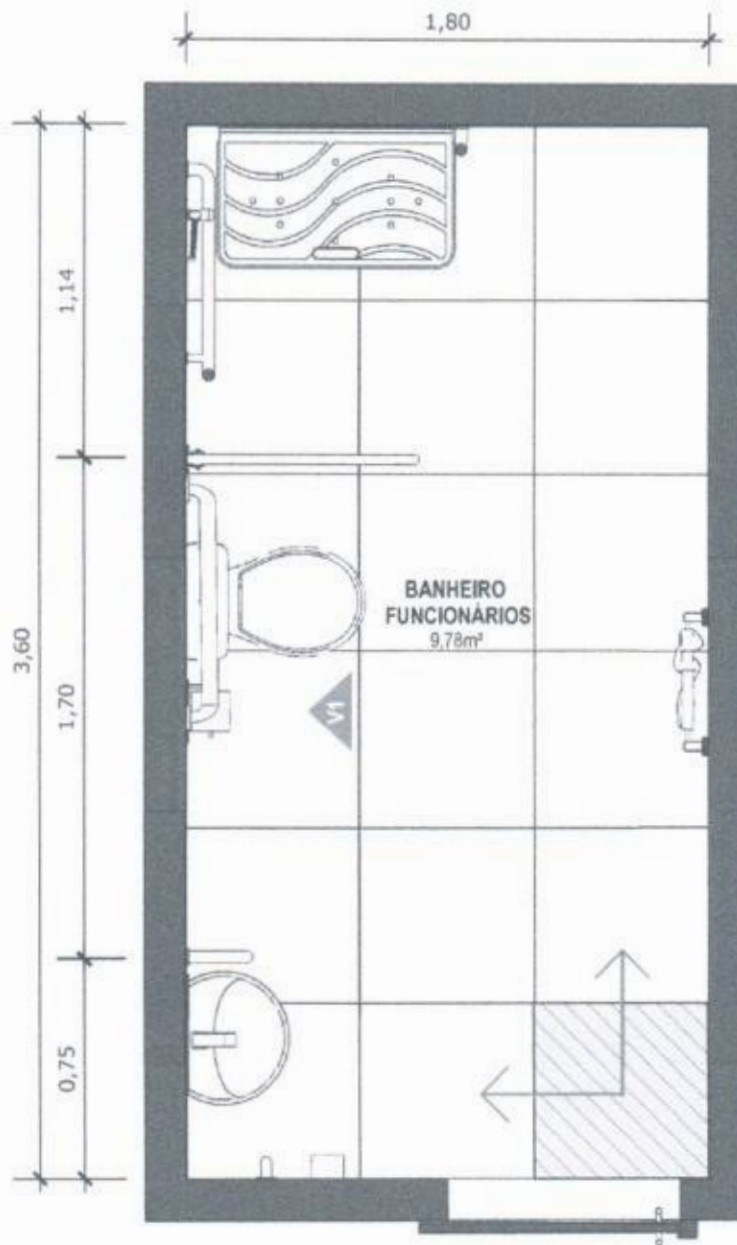

60 PLANTA BAIXA TÉCNICA
Escala: 1/25



PISO EM PORCELANATO RETIFICADO ALTA PERFORMANCE, DIMENSÕES 60X60 CM, COR CINZA, REJUNTE MÍNIMO EPÓXI, NA COR DO REVESTIMENTO (ANTIFUNGO E ANTIMOFO COM 4%MÁX. DE ABSORÇÃO OU EQUIVALENTE).



INDICAÇÃO DE PAGINAÇÃO DE PISO

PEDRO CID DE
FARIAS
NETO:05189767
345

Assinado digitalmente por PEDRO CID DE
FARIAS NETO:05189767345
N.º C-CR. 001110000000000000000000
278424170017196. OU-AC. Smp/da/D
18/04/2016, 09:21:00:00.000000000000000000
P.2.10428 NETO:05189767345
Receber: 05/10/2016 10:00:00
Localização: Rua 204, 10, 10 10 00 00 00 00
PDF
Data: 2024-01-10 10:00:00-03:0000
Post: PDF Reader Versão: 2021.1.0



MINISTÉRIO DA
SAÚDE




PROJETO VINCULADO A UNIDADE BÁSICA DE SAÚDE

MODELO: UBS - PORTE 1


ESCALA: Indicada PRANCHA

CONTEÚDO: Planta Baixa Técnica

UNIDADE: Metros 48 63

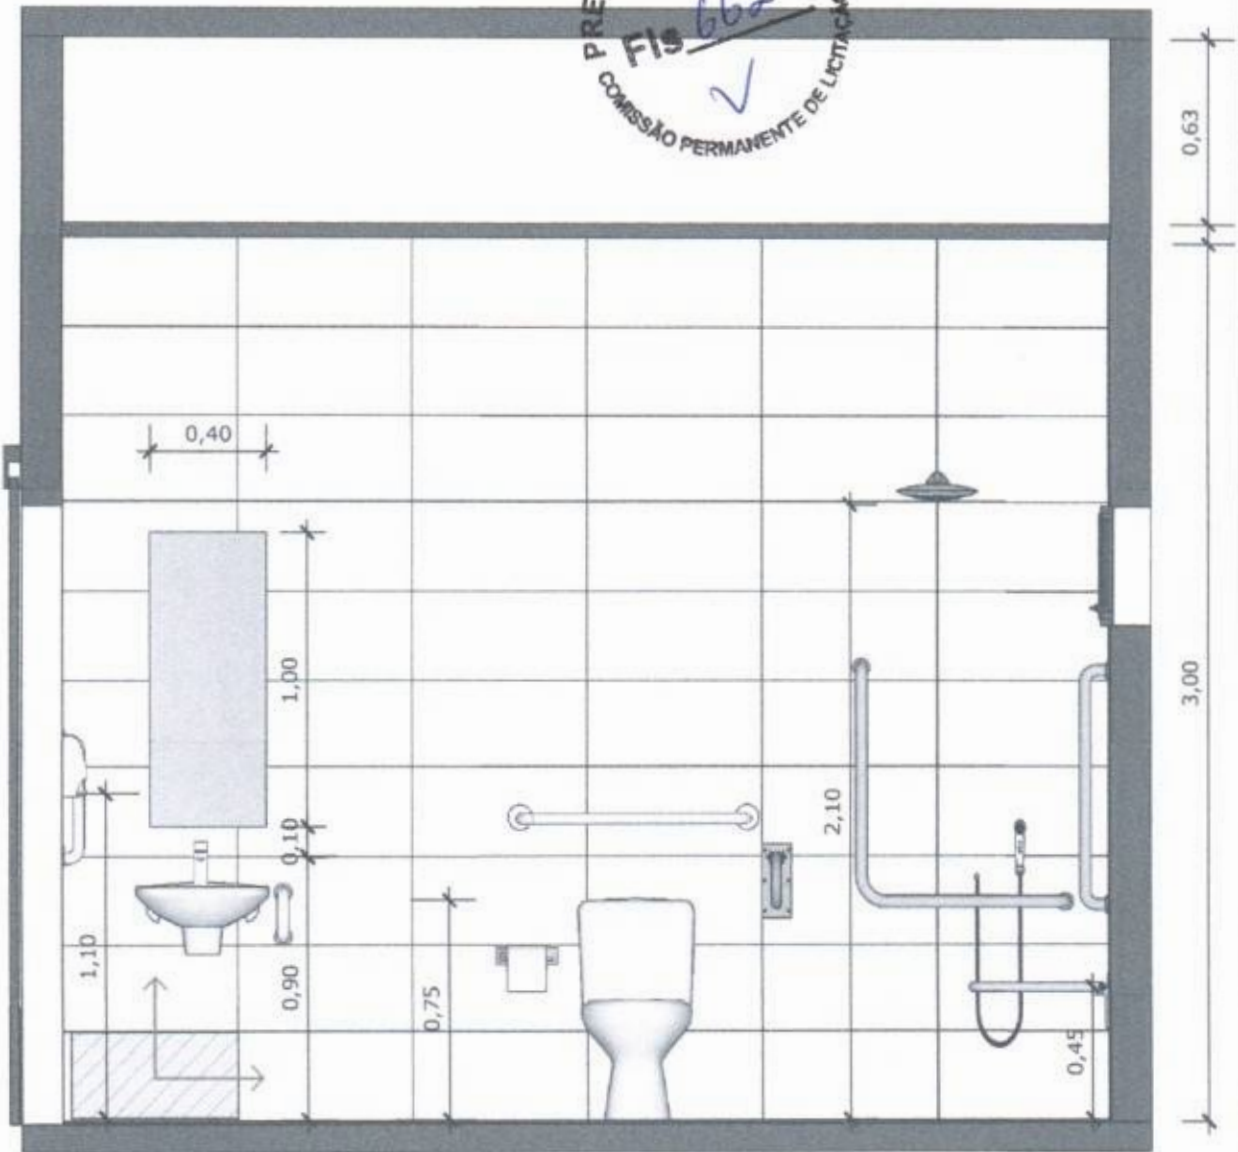

61 VISTA 01
Escala: 1/25

 PAREDE COM REVESTIMENTO CERÂMICO (33X45) CM COR BRANCO GELO. REJUNTE COM JUNTA MÍNIMA EPÓXI, NA COR DO REVESTIMENTO (ANTIFUNGO E ANTIMOFO COM 4%MÁX. DE ABSORÇÃO OU EQUIVALENTE).

 INDICAÇÃO DE PAGINAÇÃO DE PISO


PEDRO CID DE FARIAS
NETO:05189767
345

Assinado digitalmente por PEDRO CID DE FARIAS NETO em 20/08/2024 às 17:07:08. CN: C=BR, OU=Vinculada, CN=3784217821188, OU=AC Regular@Município, CN=Cid de Farias Neto, CN=FARIAS NETO 0518976765. Razão: Não há sua assinatura aqui. Localização: sua localização de assinatura aqui. Data: 2024.07.10 18:03:03-03'00". Fonte: PDF Reader Versão: 2024.1.0



BANCADA EM GRANITO CINZA ANDORINHA

PORCELANATO RETIFICADO, DIMENSÕES 33 X 45, NA COR BRANCO GELO, ACABAMENTO BRILHANTE, ATÉ A ALTURA DE 150cm EM TODAS AS PAREDES

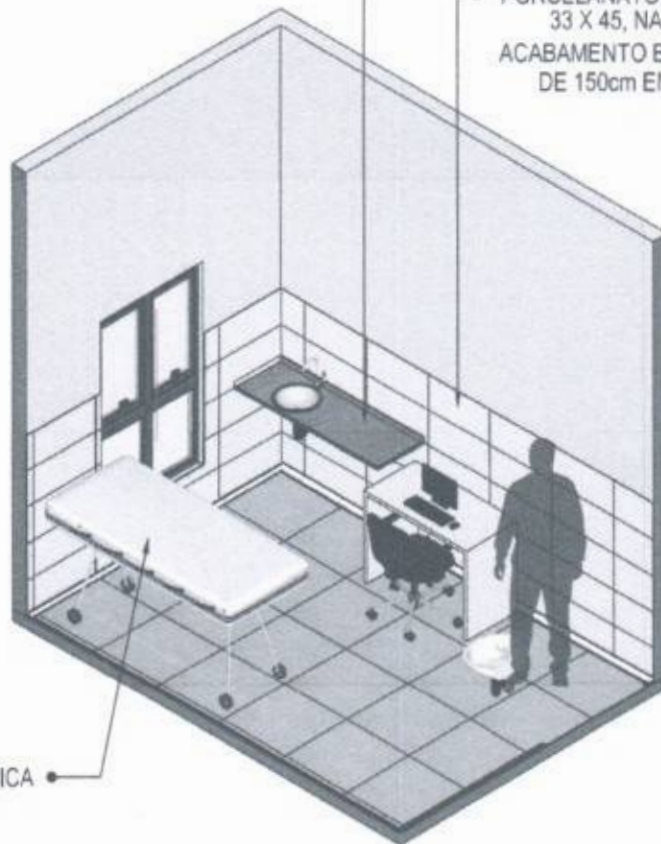

MACA MEDICA

62 VISTA ISOMÉTRICA

Escala: 1/50

PEDRO CID DE FARIAS
NETO:05189767
345

Assinado digitalmente por PEDRO CID DE FARIAS NETO 05189767345
A-3 C-SR, OJ=procurador-geral, OU=278421780134, DN=AC=Sistema de Sinalizacão, CN=CID DE FARIAS NETO 05189767345
Resolvido digitalmente por Pedro CID DE FARIAS NETO 05189767345
Data: 2024.07.10 18:50:03-0300
Fonte: PDF Reader Versão: 2024.1.0



MINISTÉRIO DA SAÚDE




PROJETO VINCULADO A UNIDADE BÁSICA DE SAÚDE

MODELO: UBS - PORTE 1

ESCALA: Indicada PRANCHA

CONTEÚDO: Vista Isométrica

UNIDADE: Metros 50 63

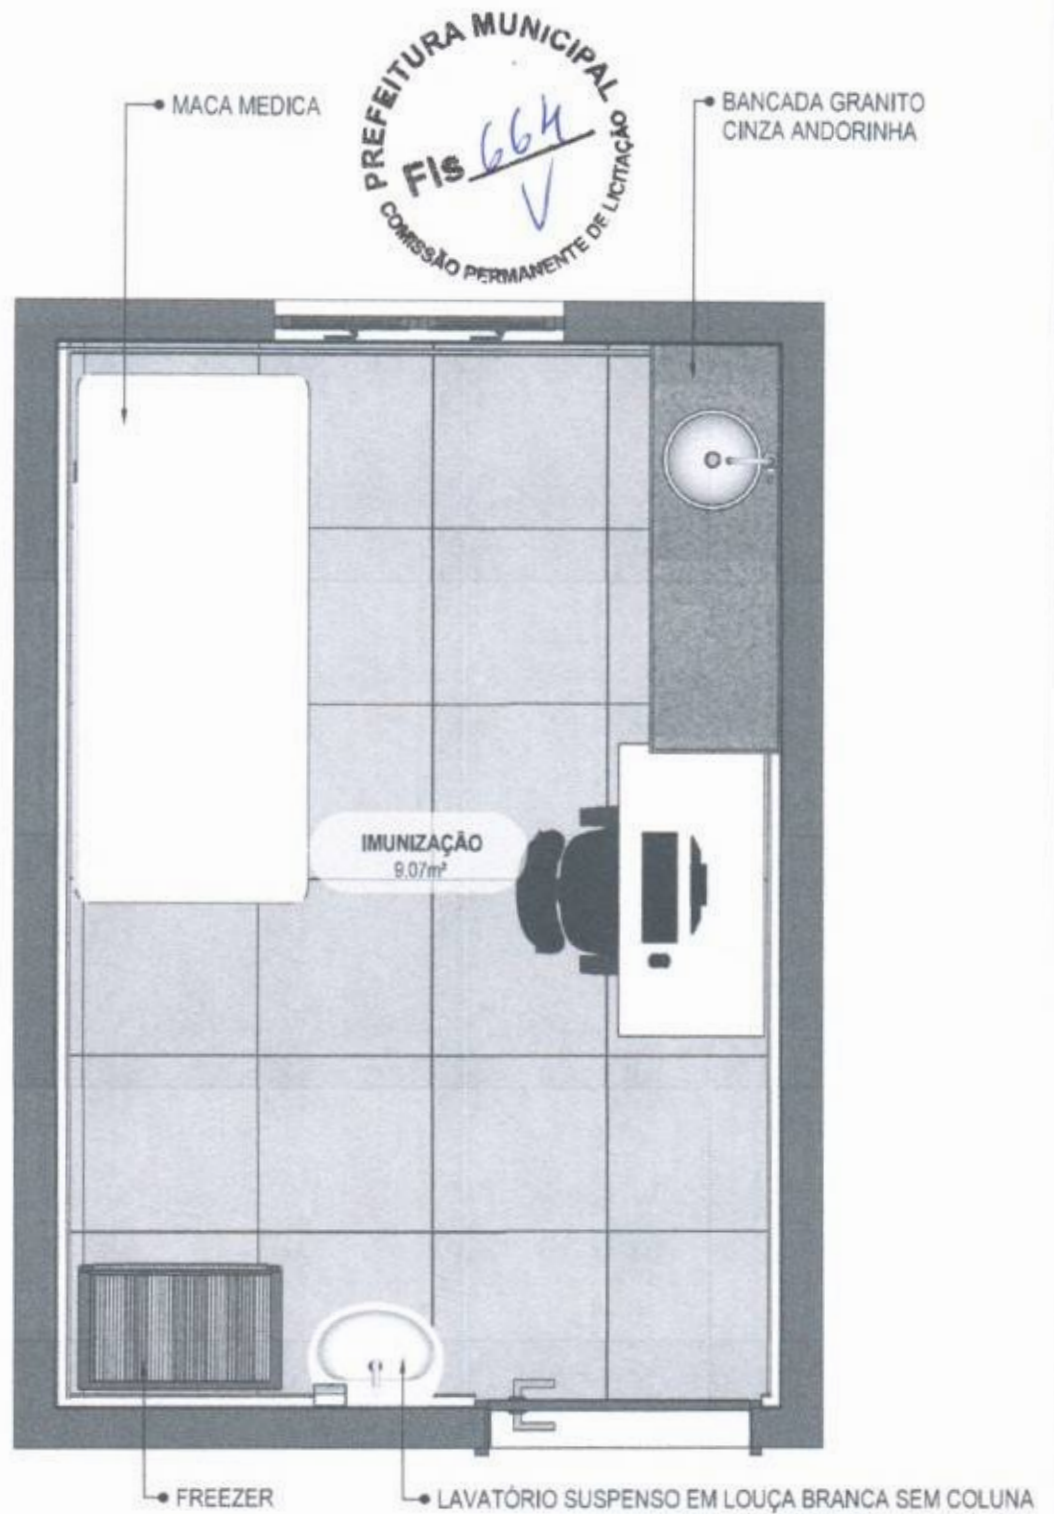

63 PLANTA BAIXA HUMANIZADA
 Escala: 1/25

PEDRO CID DE FARIAS
 NETO:05189767345

Assinado digitalmente por PEDRO CID DE FARIAS NETO em 10/10/2024 às 10:18:00 AM. CNPJ: 09.088.000/0001-00. OU: AC SINGULARIS SANEAMENTO S.A. CNPJ: 08.000.000/0001-00. FANTASIA NETO 05189767345. Realize o teste de verificação aqui: Localizador: www.verificacao.br/verificacao/verificacao. Data: 2024.07.10 10:18:00 -03:00. Pos: PDF Reader Versão: 2021.1.0.



MINISTÉRIO DA SAÚDE



PROJETO VINCULADO A UNIDADE BÁSICA DE SAÚDE

MODELO: UBS - PORTE 1


ESCALA: Indicada PRANCHA

CONTEÚDO: Planta Baixa Humanizada

UNIDADE: Metros 51 63

CONFERIR MEDIDAS NO LOCAL ANTES DA EXECUÇÃO

IMUNIZAÇÃO

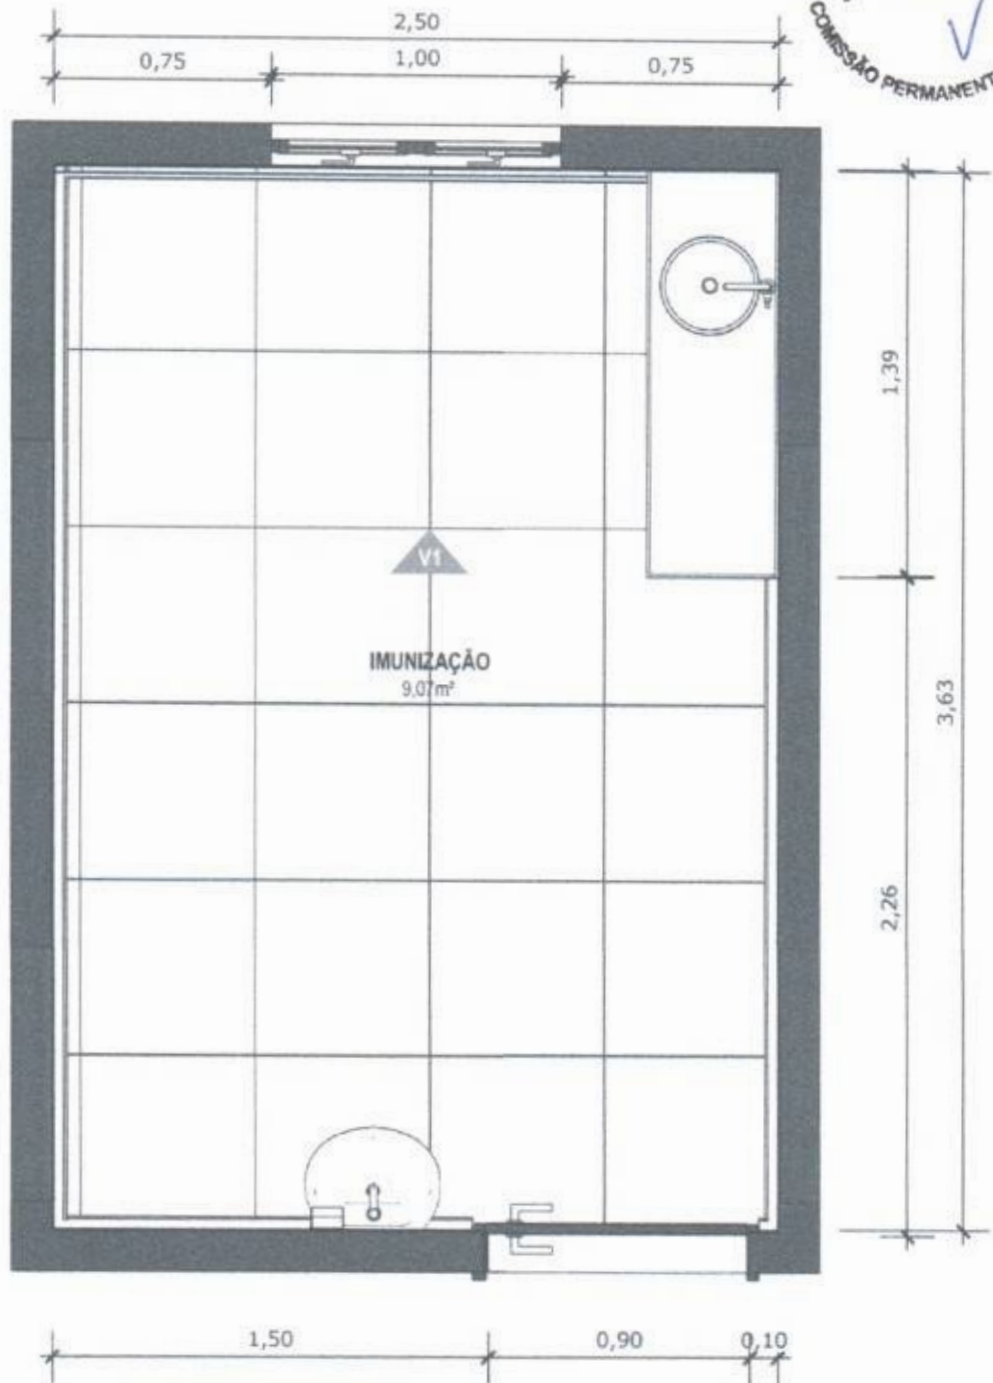

64 PLANTA BAIXA TÉCNICA
Escala: 1/25


PEDRO CID DE FARIAS
NETO:05189767
345

Assinado digitalmente por PEDRO CID DE FARIAS NETO 05189767345
CPF: 2.581.001-0000-000000000000
279434170017184. OUVAC S/ASIST
MAGDA, UENCI-020011. ELENILDO LUI DE
FARIAS NETO:05189767345
Resol. nº180 de 08/04/2004
Localização: Rua Brasilândia da Universidade
de
Data: 2024/07/10 18:30:03-0200
Fonte: PDF Reader Versão: 2024.1.0



PROJETO VINCULADO A UNIDADE BÁSICA DE SAÚDE
MODELO: UBS - PORTE 1
CONTEÚDO: Planta Baixa Técnica
ESCALA: Indicada
UNIDADE: Metros 52 63
PRANCHA

PREFEITURA MUNICIPAL
 FIS 666
 COMISSÃO PERMANENTE DE LICITAÇÃO

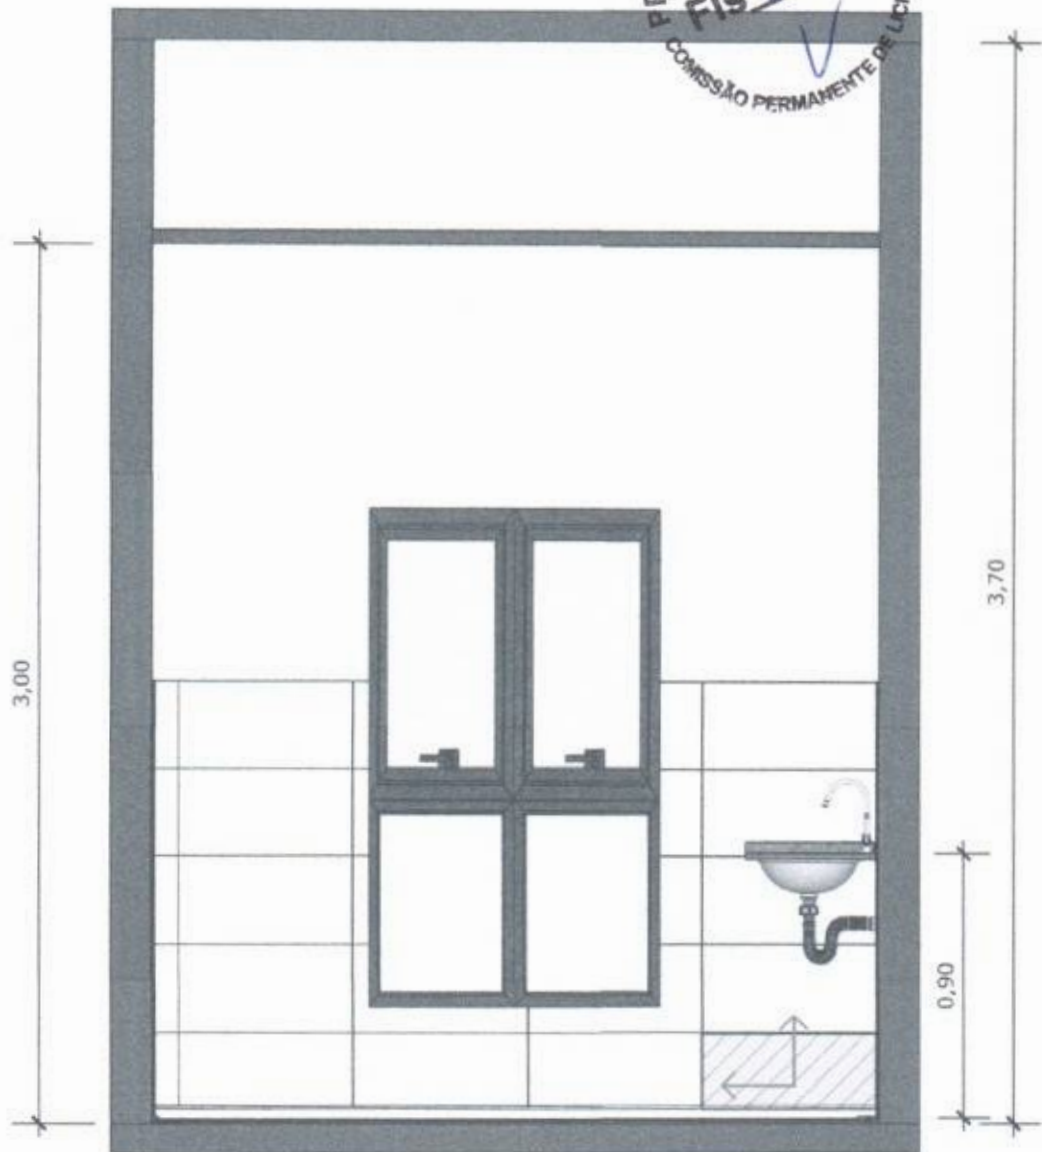

65 VISTA 01
 Escala: 1/25



PAREDE COM REVESTIMENTO CERÂMICO (33X45) CM COR BRANCO GELO. REJUNTE COM JUNTA MÍNIMA EPÓXI, NA COR DO REVESTIMENTO (ANTIFUNGO E ANTIMOFO COM 4%MÁX. DE ABSORÇÃO OU EQUIVALENTE).



INDICAÇÃO DE PAGINAÇÃO DE PISO

PEDRO CID DE
 FARIAS
 NETO:05189767
 345

Assinado digitalmente por PEDRO CID DE FARIAS NETO:05189767345 N.º C=BR, O=Vinculada, OU=2796241901136, CN=AC SINGULAR/PAIS, DN=C=BR, E=pedro.cid@paiss.net.br, OU=PAISS NETO:05189767345 Razão: motivo de este assentado não é a certificação sua assinatura de assinatura aqui Data: 2024.07.10 16:30:03-0300 Post PDF Reader Versão: 2021.1.0



MINISTÉRIO DA SAÚDE



PROJETO VINCULADO A UNIDADE BÁSICA DE SAÚDE

MODELO: UBS - PORTE 1

CONTEÚDO: Vista 01


ESCALA: Indicada PRANCHA

UNIDADE: Metros 53 63



PORCELANATO RETIFICADO, DIMENSÕES 33 X 45, NA COR BRANCO GELO, ACABAMENTO BRILHANTE., ATÉ A ALTURA DE 150cm EM TODAS AS PAREDES

BANCADA EM GRANITO CINZA ANDORINHA

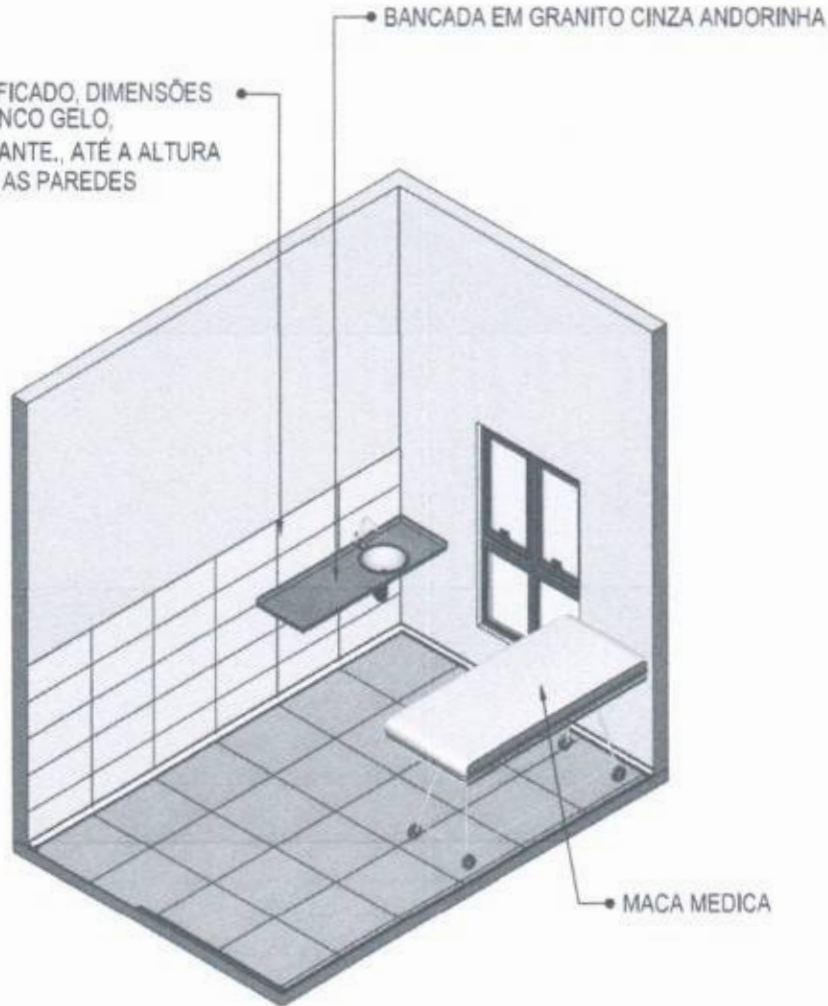

MACA MEDICA

66 VISTA ISOMÉTRICA
Escala: 1/50

PEDRO CID DE FARIAS NETO:05189767345
Assinado digitalmente por PEDRO CID DE FARIAS NETO:05189767345
C=BR, OU=Universidade Federal de Pernambuco, OU=2584217020196, OU=AC, CN=pedrocid@ufpe.br, O=UNIVERSIDADE FEDERAL DE PERNAMBUCO, CN=FARIAS NETO:05189767345
Pedido: 2024.07.10 14:00:03-0200
Localidade: nova_terra_arquiteto@ufpe.br
Data: 2024.07.10 14:00:03-0200
Vers: 1.0.0



MINISTÉRIO DA SAÚDE




PROJETO VINCULADO A UNIDADE BÁSICA DE SAÚDE

MODELO: UBS - PORTE 1

ESCALA: Indicada PRANCHA

CONTEÚDO: Vista Isométrica

UNIDADE: Metros 54 63

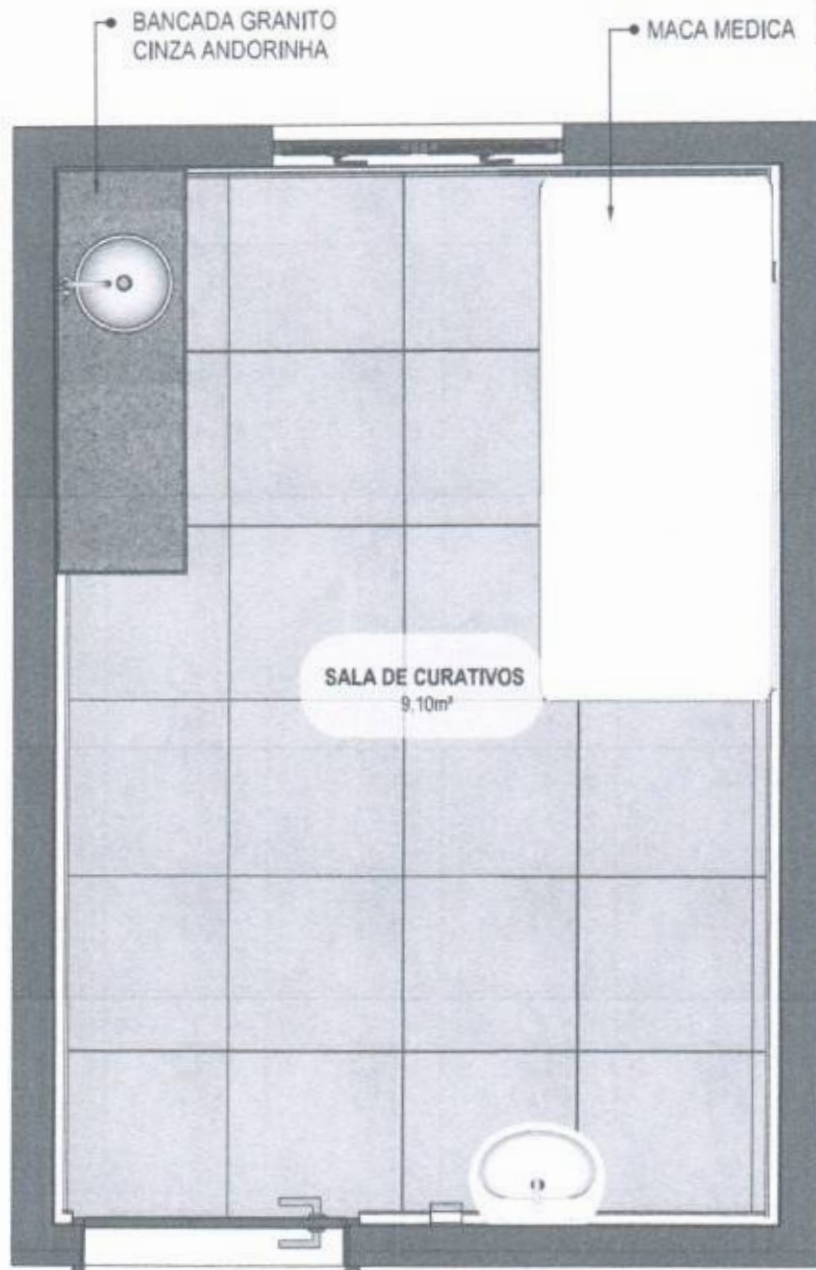

67 PLANTA BAIXA HUMANIZADA
Escala: 1/25

PEDRO CID DE FARIAS
NETO:05189767
345

Assinado digitalmente por PEDRO CID DE FARIAS NETO:05189767345
427 C=BR, OU=Secretaria de Saúde, CN=2784217800158, OU=AC SINGULAR
BR/RS, CN=Pedro CID DE FARIAS NETO:05189767345
Projeto Web no 05 assinado pelo
Licitação: sua localização de emissão
05/1
Data: 2024.07.10 18:00:00-0300
Para PDF Reader Versão 2021.1.0



MINISTÉRIO DA SAÚDE



PROJETO VINCULADO A UNIDADE BÁSICA DE SAÚDE

MODELO: UBS - PORTE 1

ESCALA: Indicada PRANCHA

CONTEÚDO: Planta Baixa Humanizada

UNIDADE: Metros 55 63



MINISTÉRIO DA SAÚDE



PROJETO VINCULADO A UNIDADE BÁSICA DE SAÚDE

MODELO: UBS - PORTE 1

ESCALA: Indicada PRANCHA

CONTEÚDO: Detalhamento de bancada

UNIDADE: Metros 58 63



75 PLANTA BAIXA HUMANIZADA
Escala: 1/50

PEDRO CID DE FARIAS
NETO:05189767345

Assinado digitalmente por PEDRO CID DE FARIAS NETO 05189767345
A.3.1 C-005. Ouvidor@prefeitura.sp.gov.br
27842879001198. Ouvidor@prefeitura.sp.gov.br
Assinado em 2024/07/10 18:00:03-0300
Para mais informações consulte o site
www.prefeitura.sp.gov.br
Data: 2024.07.10 18:00:03-0300
Tipo: PDF Reader Versão: 2021.7.0



76 PLANTA BAIXA TÉCNICA
Escala: 1/50

PEDRO CID DE FARIAS
NETO:05189767
345

Assinado digitalmente por PEDRO CID DE FARIAS NETO 20180427340 A3 C=BR, OU=Instituto Federal de Educação, Ciência e Tecnologia do Rio de Janeiro, CN=Pedro CID de Farias Neto, email=pedro.cid@infnet.edu.br, serial=1008, c=br, ou=Instituto Federal de Educação, Ciência e Tecnologia do Rio de Janeiro, o=INFNET

Drawn: 2018-01-10 18:33:03-0300
File: 2018-01-10 18:33:03-0300
Font: PDF Reader Versão: 2011.1.0



MINISTÉRIO DA SAÚDE




PROJETO VINCULADO A UNIDADE BÁSICA DE SAÚDE

MODELO: UBS - PORTE 1

ESCALA: Indicada **PRANCHA**

CONTEÚDO: Planta Baixa Técnica

UNIDADE: Metros 61 63

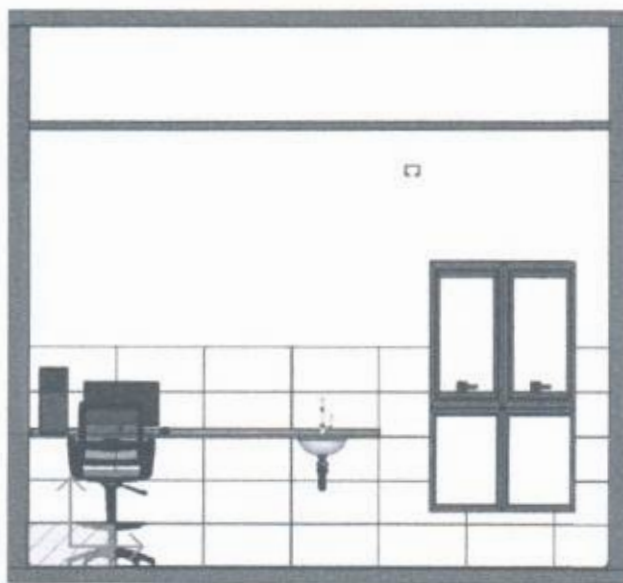

77 VISTA 01
Escala: 1/50



PAREDE COM REVESTIMENTO CERÂMICO (33X45) CM COR BRANCO GELO. REJUNTE COM JUNTA MÍNIMA EPÓXI, NA COR DO REVESTIMENTO (ANTIFUNGO E ANTIMOFO COM 4%MÁX. DE ABSORÇÃO OU EQUIVALENTE).



INDICAÇÃO DE PAGINAÇÃO DE PISO

PEDRO CID DE
FARIAS
NETO:05189767
345

Assinado digitalmente por PEDRO CID DE FARIAS NETO 05189767345
NF-e Cód. de Autenticação: 02-27842817500156_OU=AC SINGULAR/038846. OBRIGADO E CANCELADO C/D DE FARIAS NETO 05189767345
Reduzir: Modulo de sua assinatura para localização: sua localização de assinatura
Data: 2024.01.10 18:00:03-03:00
Fonte: PDF Reader Versão: 2021.1.0



MINISTÉRIO DA SAÚDE



PROJETO VINCULADO A UNIDADE BÁSICA DE SAÚDE

MODELO: UBS - PORTE 1

CONTEÚDO: Vista 01

ESCALA: Indicada

UNIDADE: Metros

PRANCHA

62 63



78 VISTA ISOMETRICA BANCADA
Escala: 1/20

 


BANCADA EM GRANITO ANDORINHA COM RODA BANCA DE 4cm, COM CUBA REDONDA EMBUTIDA DE 30Ø, INCLUSIVE SIFÃO, VÁLVULA E ENGATES CROMADOS E CUBA DE AÇO INOX (460X300X150mm). TORNEIRA CROMADA DE MESA PARA PIA, BICA ALTA, ACIONAMENTO POR ALAVANCA DE COTOVELO.

79 VISTA LATERAL BANCADA
Escala: 1/20



80 VISTA FRONTAL BANCADA
Escala: 1/20



81 VISTA SUPERIOR BANCADA
Escala: 1/20

PEDRO CÍD DE FARIAS
NETO:05189767345

Assinado digitalmente por PEDRO CÍD DE FARIAS NETO:05189767345
CN: C=BR, O=Comissao Permanente de Licitação, OU=2794241920106, OU=AC Siqueira/O BR/RS, DN=C=BR, O=Comissao Permanente de Licitação, OU=2794241920106, OU=AC Siqueira/O BR/RS, NETO:05189767345
Fecha: 2024.07.10 18:00:53-0303
Foxit PDF Reader Versão: 2024.1.2



MINISTÉRIO DA SAÚDE



PROJETO VINCULADO A UNIDADE BÁSICA DE SAÚDE

MODELO: UBS - PORTE 1


ESCALA: Indicada PRANCHA

CONTEÚDO: Detalhamento Bancada

UNIDADE: Metros 63 63



01 PLANTA BAIXA - P1
Escala: 1/25

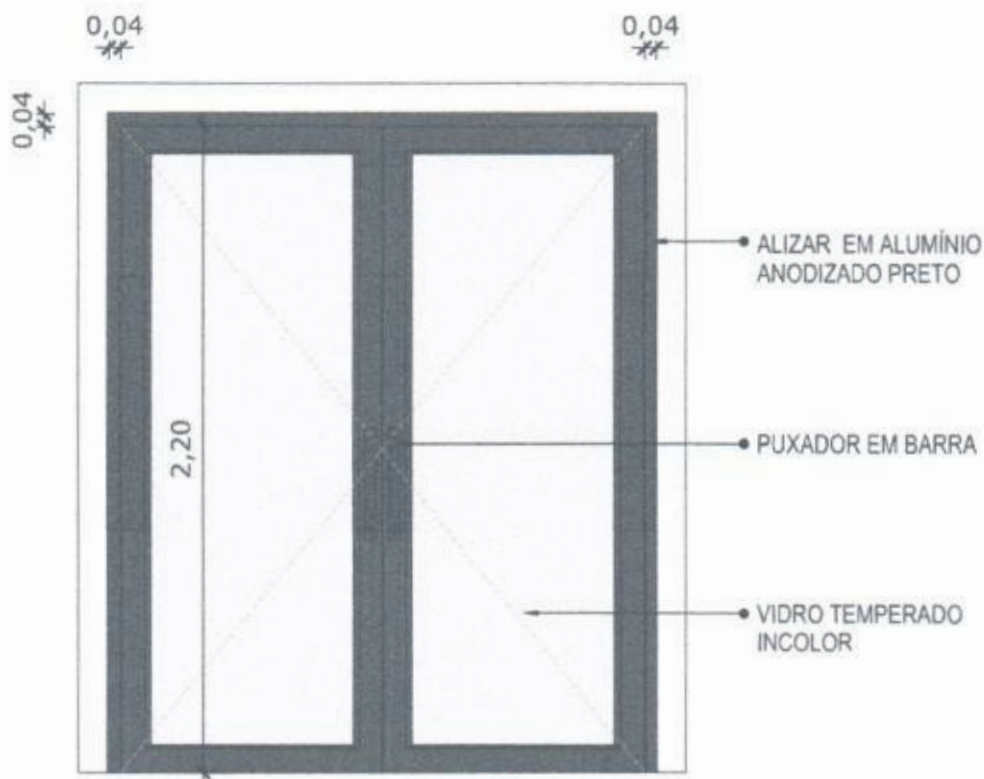

02 VISTA FRONTAL - P1
Escala: 1/25

PORTA DE ABRIR COM MOLHA HIDRÁULICA, EM VIDRO TEMPERADO, 2 FOLHAS DE 90X210 CM, ESPESSURA DD 10MM.

PEDRO CID DE FARIAS
NETO:05189767345

Assinado eletronicamente por PEDRO CID DE FARIAS NETO:05189767345 Nº: 2168, DUVIDA/contratante, DU-27642417000198, ODAAC Singular/3 M&P&S, D&C&S&S&S, CH+FLDRO CID DE FARIAS NETO:05189767345 Para: modelo de sua assinatura para Licitação - sua localização de assinatura e/ou Data: 2024.07.10 18:58:03-03:00:00 Excel PDF Reader Versão: 2024.1.3



MINISTERIO DA SAUDE



PROJETO VINCULADO A UNIDADE BÁSICA DE SAÚDE

MODELO: 1 Equipe


ESCALA: 1/25

PRANCHA


CONTEÚDO: Detalhamento P1

UNIDADE: Metros

01 14

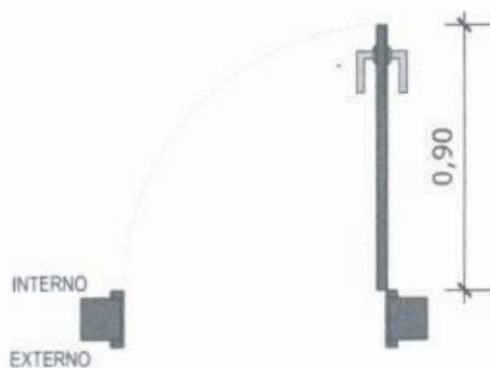

03 PLANTA BAIXA - P2
Escala: 1/25

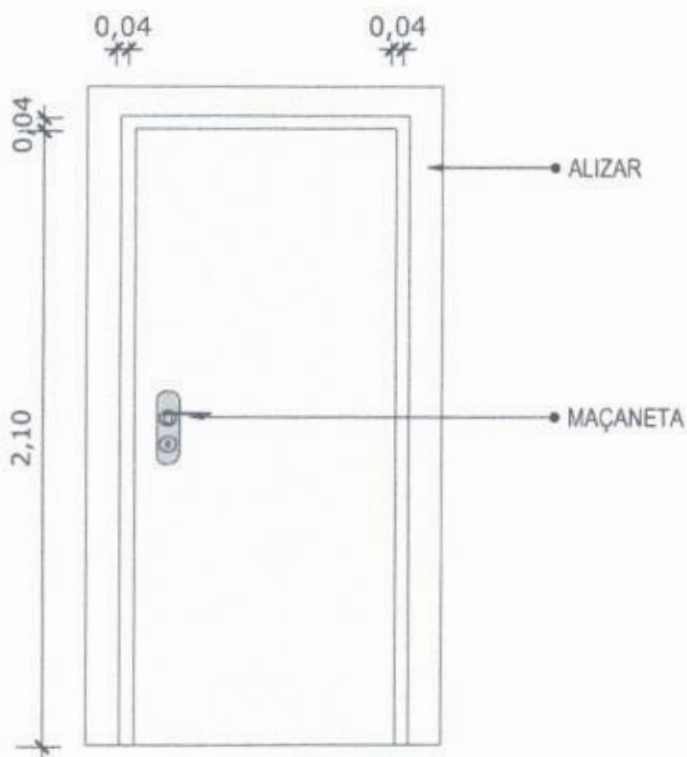

04 VISTA FRONTAL - P2
Escala: 1/25

PORTA DE MADEIRA PARA PINTURA, SEMI-OCA (LEVE OU MÉDIA), PADRÃO MÉDIO, 90X210CM, ESPESSURA DE 3,5CM

PEDRO CID DE FARIAS
NETO:05189767345

Assinado digitalmente por PEDRO CID DE FARIAS em 10/05/2024 15:18:03
CPF: 039.910.194-00
Município: Fátima - Minas Gerais
Estado: Minas Gerais
Data: 2024.05.10 15:18:03-03:03
Fonte: PDF Reader Versão: 2024.1.3



MINISTÉRIO DA SAÚDE




PROJETO VINCULADO A UNIDADE BÁSICA DE SAÚDE


MODELO: 1 Equipe
CONTEÚDO: Detalhamento P2

ESCALA: 1/25
UNIDADE: Metros 02 14

*OBS.: MODELO PARA SER UTILIZADO EM BANHEIROS

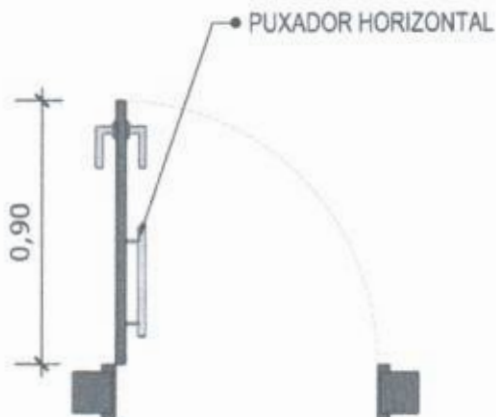

03 PLANTA BAIXA - P2
Escala: 1/25

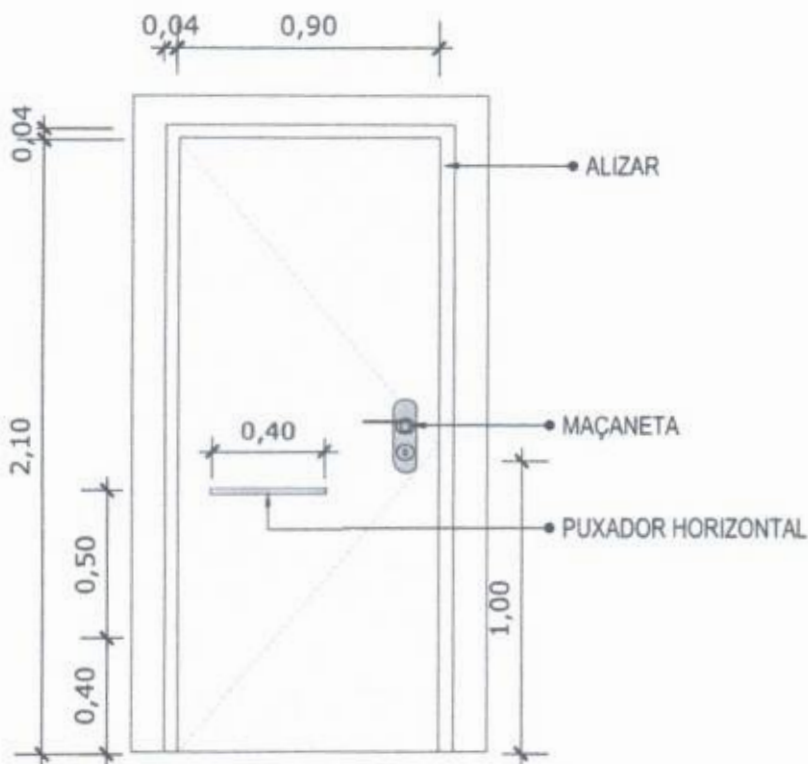

04 VISTA FRONTAL - P2
Escala: 1/25

PORTA DE MADEIRA PARA PINTURA, SEMI-OCA (LEVE OU MÉDIA), PADRÃO MÉDIO, 90X210CM, ESPESSURA DE 3,5CM

PEDRO CID DE FARIAS
NETO:05189767
345

Assinado digitalmente por PEDRO CID DE FARIAS NETO em 2024.07.10 18:30:05.00000000. DN: C=BR, O=V, CN=Pedro Farias Neto, OU=278424738976756, OU=AC Singular L3, CN=Pedro CID DE FARIAS NETO 05189767. Por favor, confira se sua assinatura está localizada em sua localização de assinatura real. Data: 2024.07.10 18:30:05.00000000. First PDF Reader Versão: 2024.1.0



MINISTÉRIO DA SAÚDE



PROJETO VINCULADO A UNIDADE BÁSICA DE SAÚDE

MODELO: 1 Equipe


ESCALA: 1/25

PRANCHA


CONTEÚDO: Detalhamento P2

UNIDADE: Metros

03 14

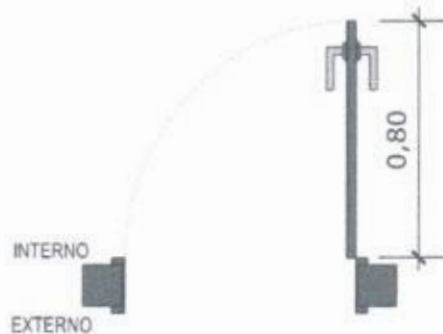

05 PLANTA BAIXA - P3
Escala: 1/25

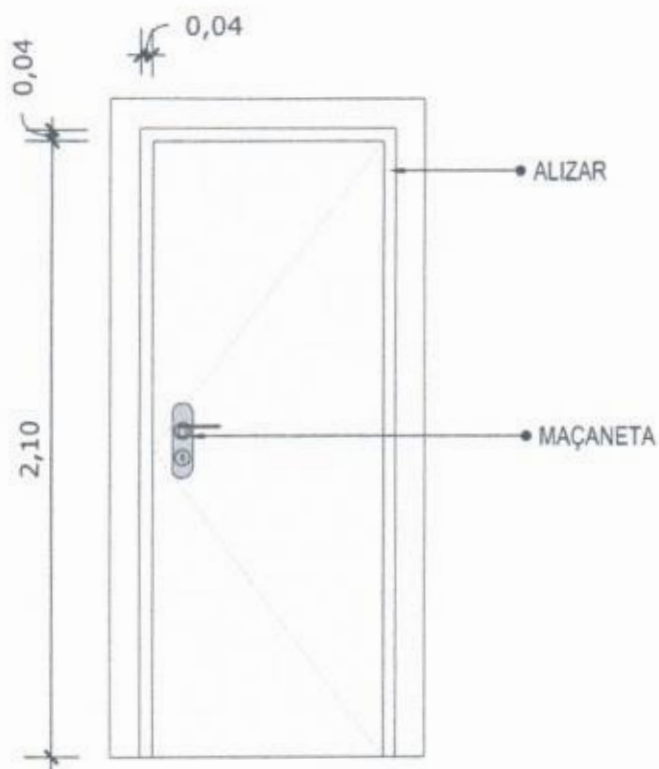

06 VISTA FRONTAL - P3
Escala: 1/25

PORTA DE MADEIRA PARA PINTURA, SEMI-OCA (LEVE OU MÉDIA), PADRÃO MÉDIO, 80X210CM, ESPESSURA DE 3,5CM

PEDRO CID DE FARIAS
NETO:05189767
345

Aprovado digitalmente por PEDRO CID DE FARIAS em 10/02/2024 às 10:27:42. Nº: C-BRL OU=Universidade/O=C=27942417800758.00=AC=Singapulo Multiple Device-Grant (CN=PL/DM) (CN DE FARIAS) em 10/02/2024 às 10:27:42. Possui todos os seus direitos autorais reservados e a localização de assinatura está: Date: 2024.07.10 16:00:03-02'00' Fone PDF Reader Versão: 2024.1.2



MINISTERIO DA SAUDE



PROJETO VINCULADO A UNIDADE BÁSICA DE SAÚDE


MODELO: 1 Equipe
CONTEÚDO: Detalhamento P3

ESCALA: 1/25
UNIDADE: Metros 04 14



07 PLANTA BAIXA - P4
Escala: 1/25

0,04

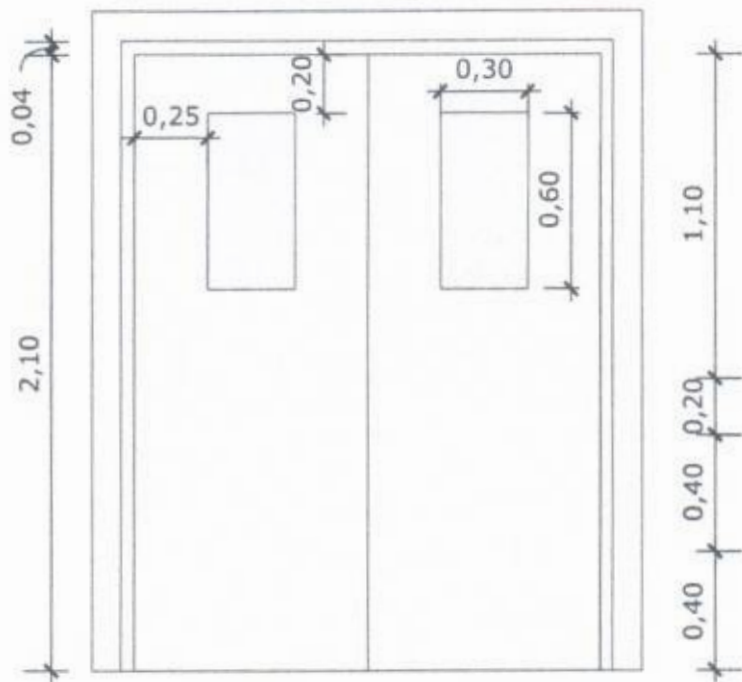

08 VISTA FRONTAL - P4
Escala: 1/25

PORTA DE MADEIRA PARA PINTURA, SEMI-OCA (LEVE OU MÉDIA),
PADRÃO MÉDIO,DUAS FOLHAS DE 80X210CM, ESPESSURA DE
3,5CM

PEDRO CID DE FARIAS
NETO:05189767
345

Assinado digitalmente por PEDRO CID DE FARIAS NETO em 18/06/2024 às 15:06:04. Dados: C=BR, OU=Vinculo de licitação, CN=27842417000158, OU=AC SINGAPOUR, Mail=pedro.cid@fatima.pb.gov.br, CN=PEDRO CID DE FARIAS NETO-05189767345. Razão: Modelo de sua assinatura não foi verificada em localidade de assinatura não. Data: 2024.07.10 18:06:04-03:00. Tipo PDF: Reader Versão 2024.1.3



MINISTÉRIO DA SAÚDE



PROJETO VINCULADO A UNIDADE BÁSICA DE SAÚDE

MODELO: 1 Equipe

ESCALA: 1/25

PRANCHA


CONTEÚDO: Detalhamento P4

UNIDADE: Metros

05 14



09 **PLANTA BAIXA - P5**
Escala: 1/25

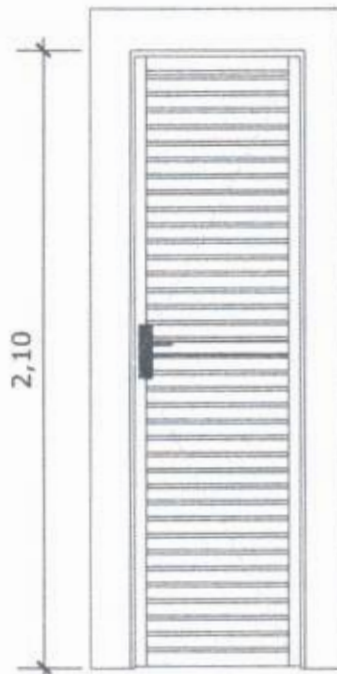

10 **VISTA FRONTAL - P5**
Escala: 1/25

PORTA EM ALUMÍNIO DE ABRIR TIPO VENEZIANA COM GUARNIÇÃO

PEDRO CID DE FARIAS
NETO:05189767345

Assinado digitalmente por PEDRO CID DE FARIAS NETO:05189767345
NO: 0-8R, OU-VI/assassinatura, DN:
2.5.4.219.42178091.88, OU=AC SINGULAR
MUNICIPA DE CACHOEIRA, CN=PLANO CAD DE
FUNDACAO MUNICIPAL DE SAUDE
Pessoa: motivo de sua assinatura esta
localização: sua localização de assinatura
esta
Data: 2024.07.10 18:06:03-03'32"
Fast PDF Reaser Verão: 2024.1.0



MINISTERIO DA SAUDE



PROJETO VINCULADO A UNIDADE BÁSICA DE SAÚDE

MODELO: 1 Equipe

ESCALA: 1/25

PRANCHA


CONTEÚDO: Detalhamento P5

UNIDADE: Metros

06 14



11 PLANTA BAIXA - P6
Escala: 1/25

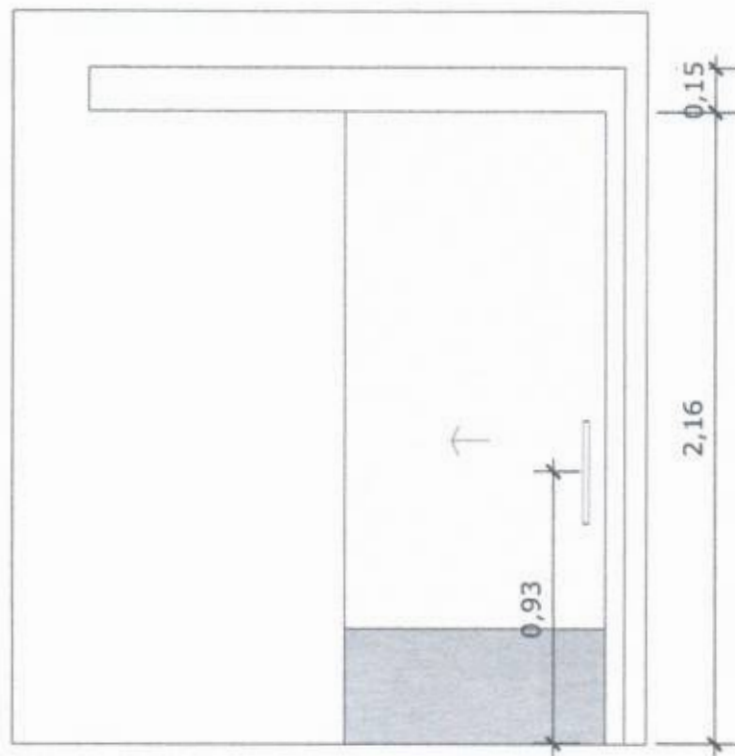

12 VISTA FRONTAL - P6
Escala: 1/25

PORTA DE MADEIRA PARA PINTURA, SEMI-OCA (LEVE OU MÉDIA),
PADRÃO MÉDIO, 90X210CM, ESPESSURA DE 3,5CM

PEDRO CID DE FARIAS
NETO:05189767345

Assinado digitalmente por PEDRO CID DE FARIAS NETO 05189767345
NO G-1091. OU: 14/06/2024 10:00:00 AM
2784217800156. OU: 14/06/2024 10:00:00 AM
Módulo: OMEI-Brasil. COMPONDO CID DE FARIAS NETO 05189767345
Número: 05189767345
Localização: sua localização de assinatura
Data: 2024/07/13 16:00:00-00'00"
Tipo: PDF. Reason: Versão: 2004.1.5



13 PLANTA BAIXA - P7
Escala: 1/25



14 VISTA FRONTAL - P7
Escala: 1/25

PORTA EM ALUMÍNIO DE ABRIR TIPO VENEZIANA

PEDRO CID DE
FARIAS
NETO:05189767
345

Assinado digitalmente por PEDRO CID DE FARIAS NETO:05189767345
ID: C=BR, OU=Vinculo de Farias Neto:05189767345, CN=Pedro CID de Farias Neto:05189767345
Resol: 2024.07.10 10:00:03-03:00
Data: 2024.07.10 10:00:03-03:00
Tipo: PDF (Adobe Acrobat) 2024.1.3



MINISTÉRIO DA SAÚDE



PROJETO VINCULADO A UNIDADE BÁSICA DE SAÚDE

MODELO: 1 Equipe

ESCALA: 1/25

PRANCHA

CONTEÚDO: Detalhamento P7

UNIDADE: Metros

08 14